


RZUT PIWNICY

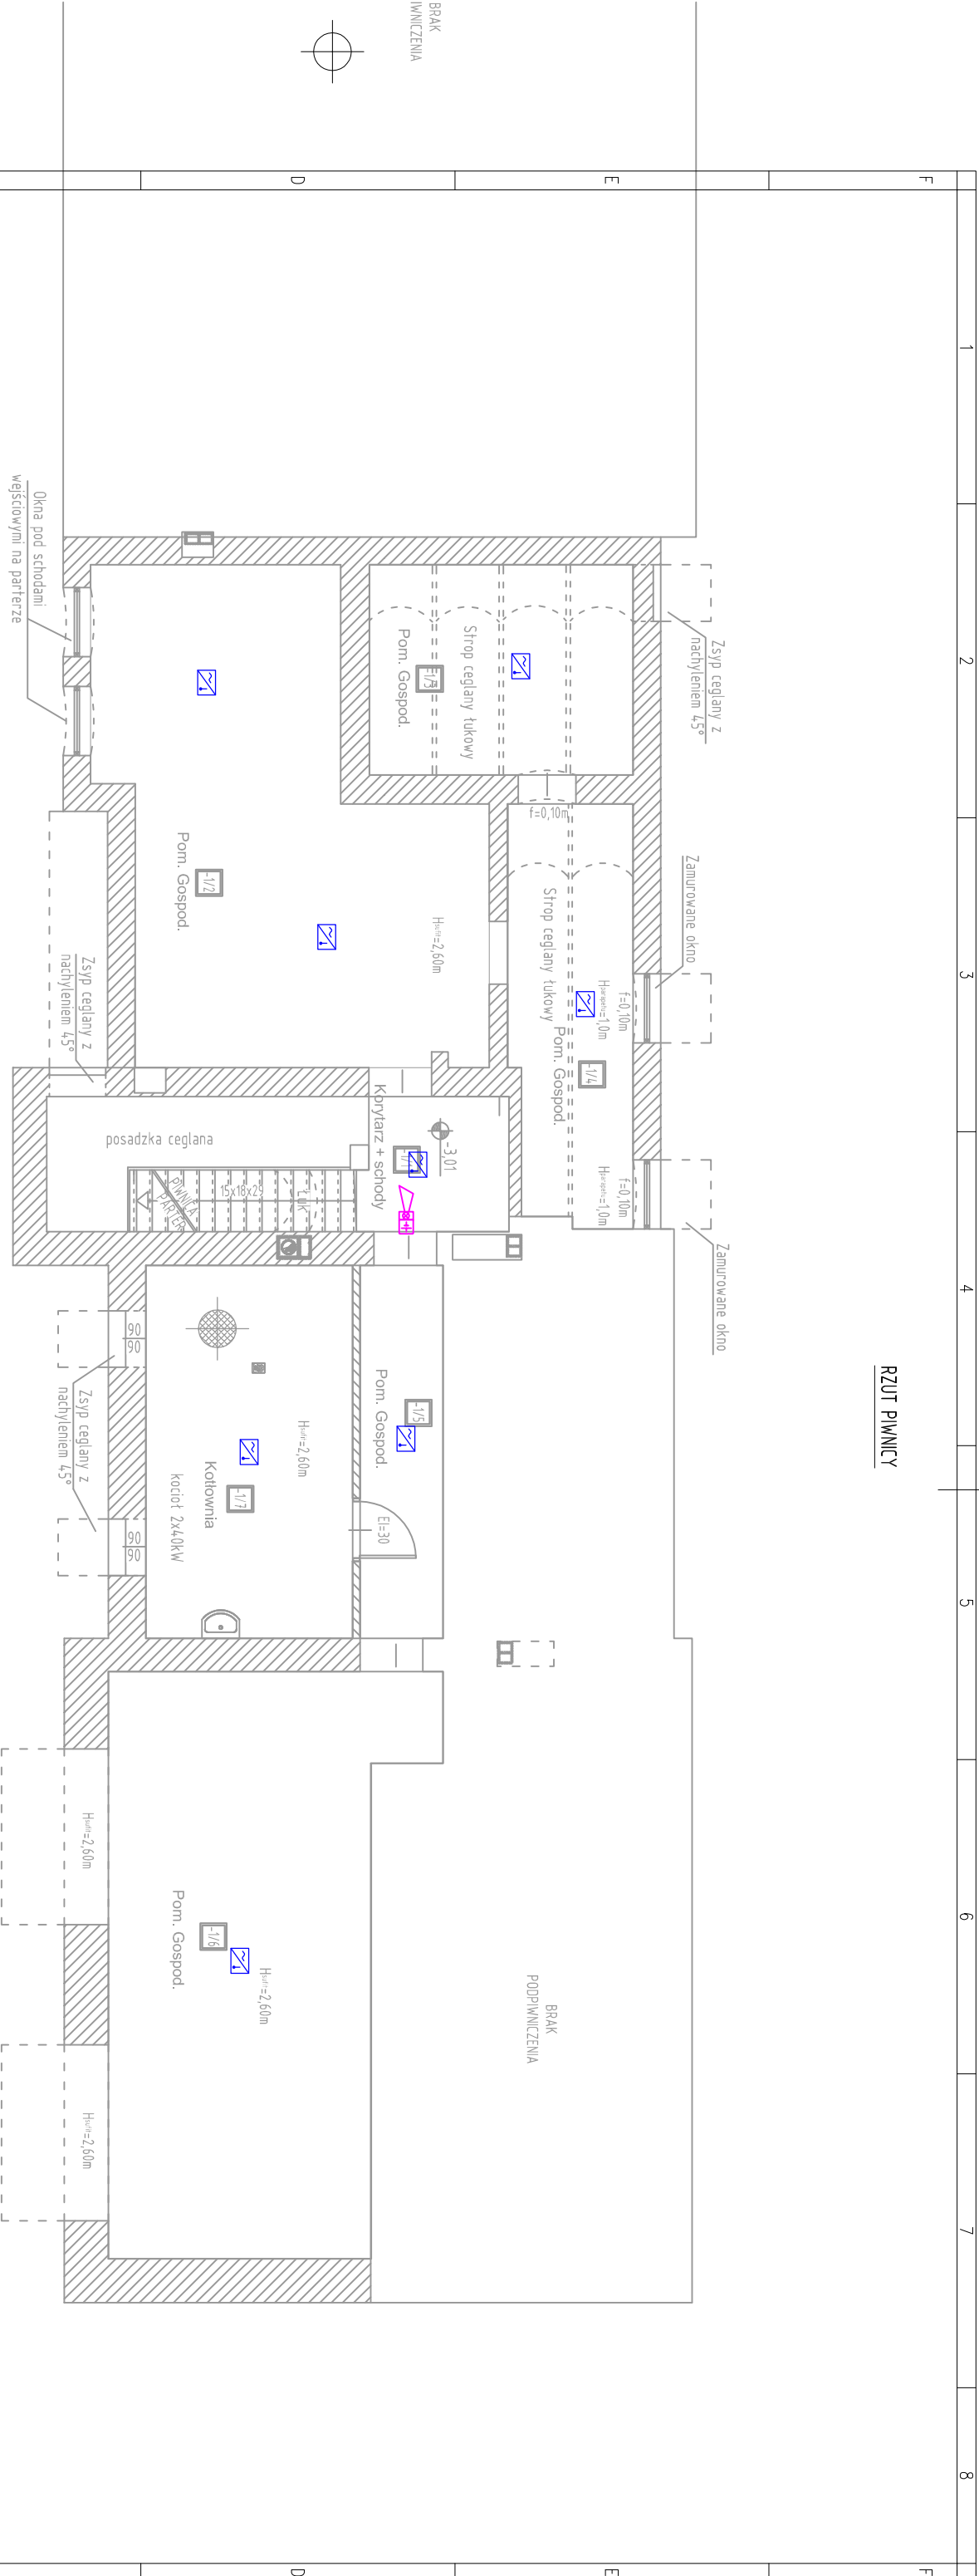

LEGENDA:

SYSTEM SSP:

- 1. OPTYCZNA CZUJKA DYMU ADRESOWALNA
- 2. OPTYCZNO-TERMICZNA CZUJKA DYMU
- 3. RĘCZNY OSTRZEGACZ POŻAROWY
- 4. SYGNALIZATOR LINIOWY
- 5. CENTRALA STERUJĄCA SSP

SYSTEM ODDYMIANIA KLATKI SCHODOWEJ:

- 1. OPTYCZNA CZUJKA DYMU
- 2. PRZYCISK ODDYMIANIA
- 3. PRZYCISK PRZEWIETRZANIA
- 4. SŁOWNIK OKIEŃ ODDYMIAJĄCYCH
- 5. CENTRALA STERUJĄCA

UWAGI:

- PRZEJŚCIA PRZEWODÓW PRZEZ GRANICE STREF POŻAROWYCH NALEŻY ZABEZPIECZYĆ MATERIAŁAMI O ODPOWIEDNIEJ WYTRZYMAŁOŚCI OGNIOWEJ
- PODŁĄCZENIA WSZYSTKICH URZĄDZEŃ WYKONAĆ ZGODNIE Z DTR, ORAZ W POROZUMIENIU Z DOSTAWCAMI POSZCZEGÓLNYCH URZĄDZEŃ
- RYSunek ROZPATRYWAĆ ŁĄCZNIE Z RYSUNKIEM ARCHITEKTONICZNYM
- PRACE MONTAŻOWE WYKONAĆ NA PODSTAWIE PROJEKTU WYKONAWCZEGO
- SCHEMATY IDEOWE INSTALACJI SSP I ODDYMIANIA KLATEK SCHODOWYCH ZAWARTE W PROJEKCIE WYKONAWCZYM
- TYPY URZĄDZEŃ, RODZAJE I PRZEKROJE PRZEWODÓW ZAWARTE W SCHEMATACH IDEOWYCH INSTALACJI SSP I ODDYMIANIA

Zestawienie pomieszczeń – BUDYNEK DWORCA			
PIWNICA			
Nr	Nazwa	Pow. netto	Podłoga
-1/1	Krytarz + schody	15,72	Płytki ceramiczne
-1/2	Pom. Gospod.	38,59	Płytki ceramiczne
-1/3	Pom. Gospod.	14,07	Płytki ceramiczne
-1/4	Pom. Gospod.	12,81	Płytki ceramiczne
-1/5	Pom. Gospod.	7,84	Płytki ceramiczne
-1/6	Pom. Gospod.	40,84	Płytki ceramiczne
-1/7	Kotłownia	19,54	Płytki ceramiczne
Łącznie		149,41	

CAD projekt

Robert Wierchołowski

ul. Montuski 10A

59-800 Lubiąż

tel. 71 55 25

INWESTOR:

Urząd Miasta

ul. 11 Listopada 35

59-850 Świeradów Zdrój

PROJEKTANT:

mgr inż. Łukasz Burzma

upr. nr 146/05/13, 005/E/028/13

mgr inż. Krzysztof Zawadzki

upr. nr 113/05/13, 005/E/028/13

TYTUŁ RYSUNKU:

Instalacja SSP i oddymiania kl. sch. - piwnica

SKALA:

1:100

NR RYSUNKU:

13/E

OBJEKT/ADRES:

Adaptacja budynku byłego dworca kolejowego wraz z otoczeniem na centrum muzealno-kulturalne w Świeradowie-Zdroju

dz. nr k.1, 31 A/13, obr. 0005 Świeradów Zdrój

DATA:

02.2016