


RZUT DACHU

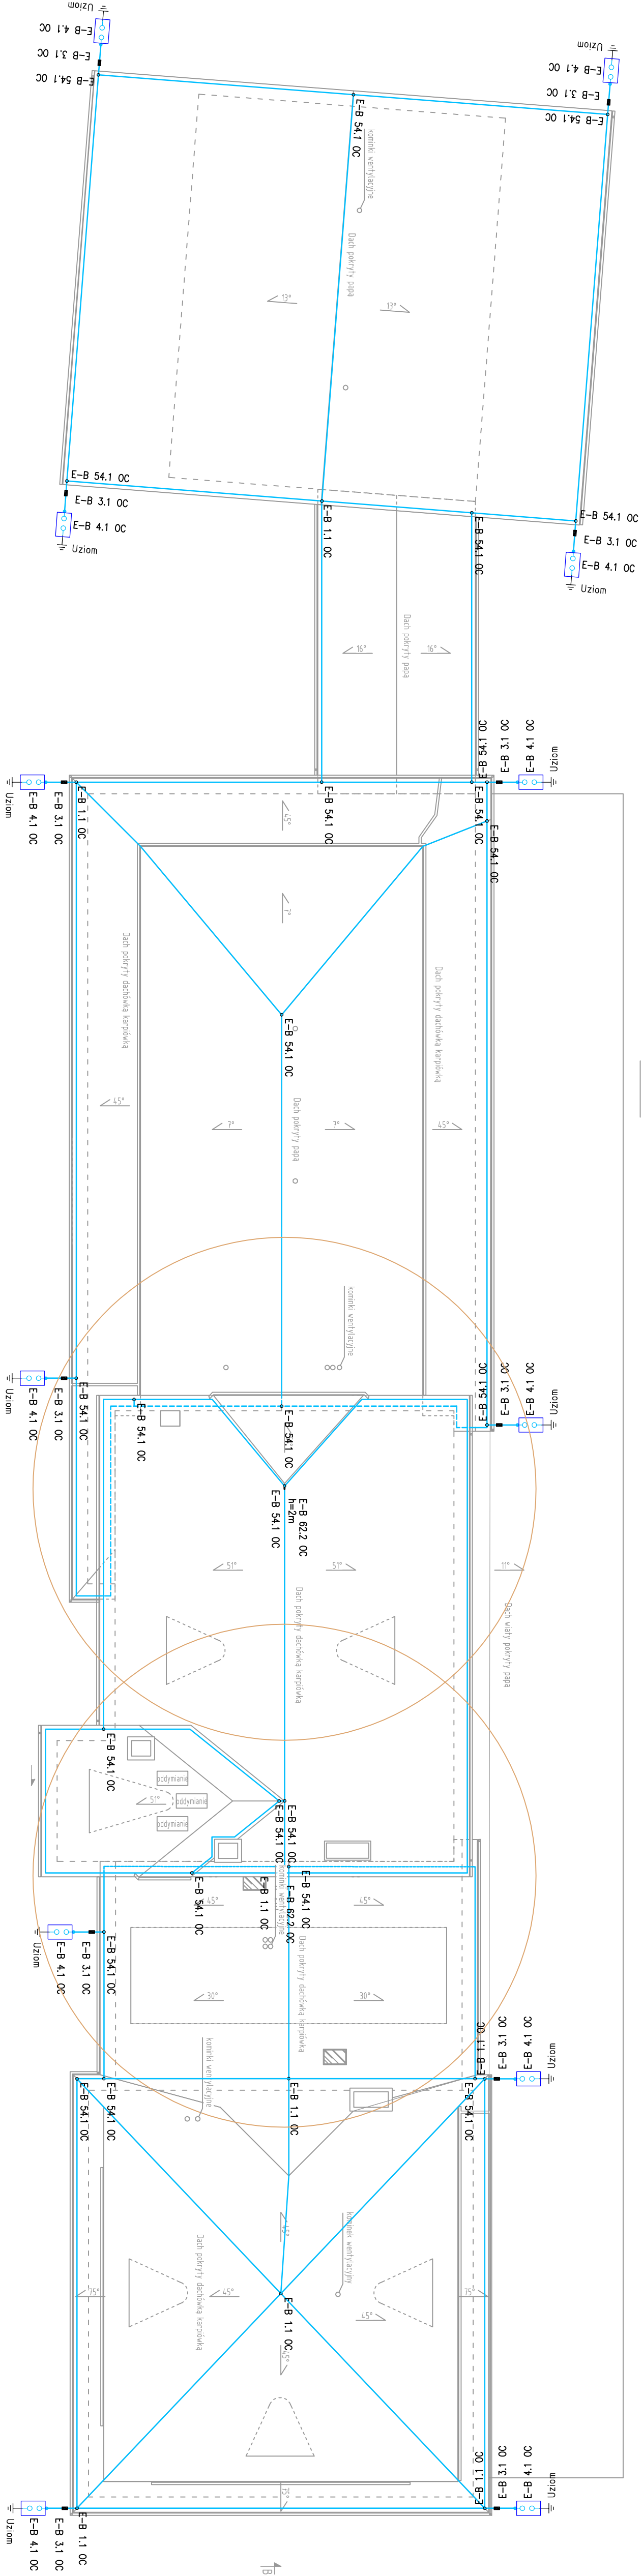

Legenda

- drut odgromowy  $\phi$  8mm
- — złącze
- — złącze kontrolne
- ⊥ — uziom
- — złącze rynnowe
- — złącze kontrolne

CAD projekt Robert Wierciński	INWESTOR: Urząd Miasta ul. Liszka 35 59-800 Sieradz, Zdrój		PROJEKTANT: mgr inż. Łukasz Burzawa mgr inż. Krzysztof Zawadzki mgr inż. Krzysztof Zawadzki ul. w. 31, 4M3, 005 Sieradz, Zdrój	PROJEKT: Instalacja odgromowa	SKALA: 1:100
	OBJEKT: ZAKŁAD Adaptacja budynku biurowo-kuchennego wraz z otoczeniem na centrum muzealno-kulturalne w Sieradzu-Zdroju				
ul. Komuszy 10A 59-800 Lubiąż tel. 727 55 25			DATA: 02/2016	17/E	