



- UWAGI:
1. DOKUMENTACJA RYSUNKOWA STANOWI JEDNO OPRACOWANIE Z CZĘŚCIĄ OPISOWĄ
 2. WSZYSTKIE WYMIARY I RZĘDNE SPRAWDZIĆ NA BUDOWIE. W RAZIE NIEZGODNOŚCI SKONTAKTOWAĆ SIĘ Z PROJEKTANTEM
 3. WSZYSTKIE PROFILE BRANŻY SIECI MIĘDZYOBIEKTOWE ROZPATRYWAĆ ŁĄCZNIE Z DOKUMENTACJĄ WYKONAWCZĄ POSZCZEGÓLNYCH OBIEKTÓW. W RAZIE NIEZGODNOŚCI SKONTAKTOWAĆ SIĘ Z PROJEKTANTEM
 4. STUDZIENKI USTYTIOWANIE POZA DROGAMI WYSTAWIĆ 8 CM PONAD TEREN I OBRUKOWAĆ.
 5. POZIOM WAZUJ STUDZIENEK USTYTIOWANYCH W DROGACH MUSI BYĆ DOKŁADNIE ZŁUCOWANY
 6. ZPOZIOMEN DROGI
 7. RURIŁOCIĄGI WYŁĄCZONE Z EKSPLOATACJI, W MIEJSCACH KOLIZJI Z PROJEKTOWANYMI SIECIAMI ZŁUKOWYWAĆ A POZOSTAŁE W GRUNIE FRAGMENTY ZAŚLEPIĆ
 8. RURY NALEŻY UKŁADAĆ I ŁĄCZYĆ ZGODNIE ZE WSZYSTKIMI ZALECENIAMI PRODUCENTA ORAZ NORMAMI BUDOWLANymi
 9. W MIEJSCACH WYSTĘPOWANIA KABLI ENERGETYCZNYCH I TELETECHNICZNYCH, PRZED PRZYSTĄPIENIEM DO ROBÓT ZEINIANYCH WYKONAC PRZEKOPY KONTROLNE. CELEM ZLOKALIZOWANIA KABLI
 9. STUDNIE PREFABRYKOWANE BETONOWE. BETON C38/45, W6.

Uwaga:
Przewody układać na podsypce z piasku o grubości minimum 20 cm, obsypka również z piasku o grubości 30 cm.

Legenda:
TEREN PROJEKTOWANY
TEREN ISTNIEJĄCY

| | Imię i Nazwisko | Data | Nr uprawnień | Specjalność | Podpis | ZAMAWIAJĄCY: Gmina Miejska Świeradów - Zdrój |
|------------------|---------------------------|---------|-----------------|-------------|--------|---|
| Opracował: | mgr inż. Paweł Garb | 12.2016 | - | - | | Obiekt, adres: |
| Opracował: | mgr inż. Małgorzata Górak | 12.2016 | - | - | | Oczyszczalnia ścieków w m. Świeradów - Zdrój |
| Projektował: | - | 12.2016 | MAP0322/PWBS/15 | - | | ul. Wiejska 9, 58-850 Świeradów-Zdrój woj. dolnośląskie |
| Sprawił: | mgr inż. D. Korzeniewski | 12.2016 | MAP0611/PBS/15 | - | | |
| Nazwa kontraktu: | mgr inż. Piotr Chabon | 12.2016 | MAP0611/PBS/15 | - | | |

| | | | | | |
|--|--|--|--|--|--|
| PRZEBUDOWA I ROZBUDOWA ISTNIEJĄCEJ OCSZCZALNI ŚCIEKÓW ECOLO-CHIEF | | | | | |
| WPŁAZ Z ROZBUDOWA OBIEKTÓW PRZY UL. WIEJSKIEJ 9 W ŚWIERADOWIE-ZDRÓJ | | | | | |
| TOM II CZ.5 (M) PROJEKT ARCHITEKTONICZNO-BUDOWALNY BRANŻA INSTALACJE MIĘDZYOBIEKTOWE | | | | | |
| Tytuł rysunku: PROFIL WODY TECHNOLOGICZNEJ CZ.2 | | | | | |
| Stadium: PRZETAKTYWNY | | | | | |
| Nr. Rejestracyjny: PR-0199 | | | | | |
| Skala: 1:100/250 | | | | | |
| Nr rysunku: IM/5 | | | | | |
| Rysunek wykonano przy użyciu programu: AUTODESK AutoCAD LT 2012 PL | | | | | |
| Numer planu: 34-625 SKRZŁDŁNA 101 | | | | | |
| Rysunek jest własnością firmy: AZE Zająć, Kościółek sp. j. w restrykcjach | | | | | |
| Rysunek jest własnością firmy: AZE Zająć, Kościółek sp. j. w restrykcjach | | | | | |

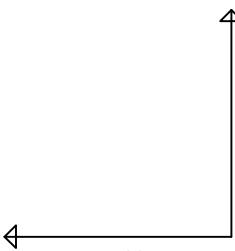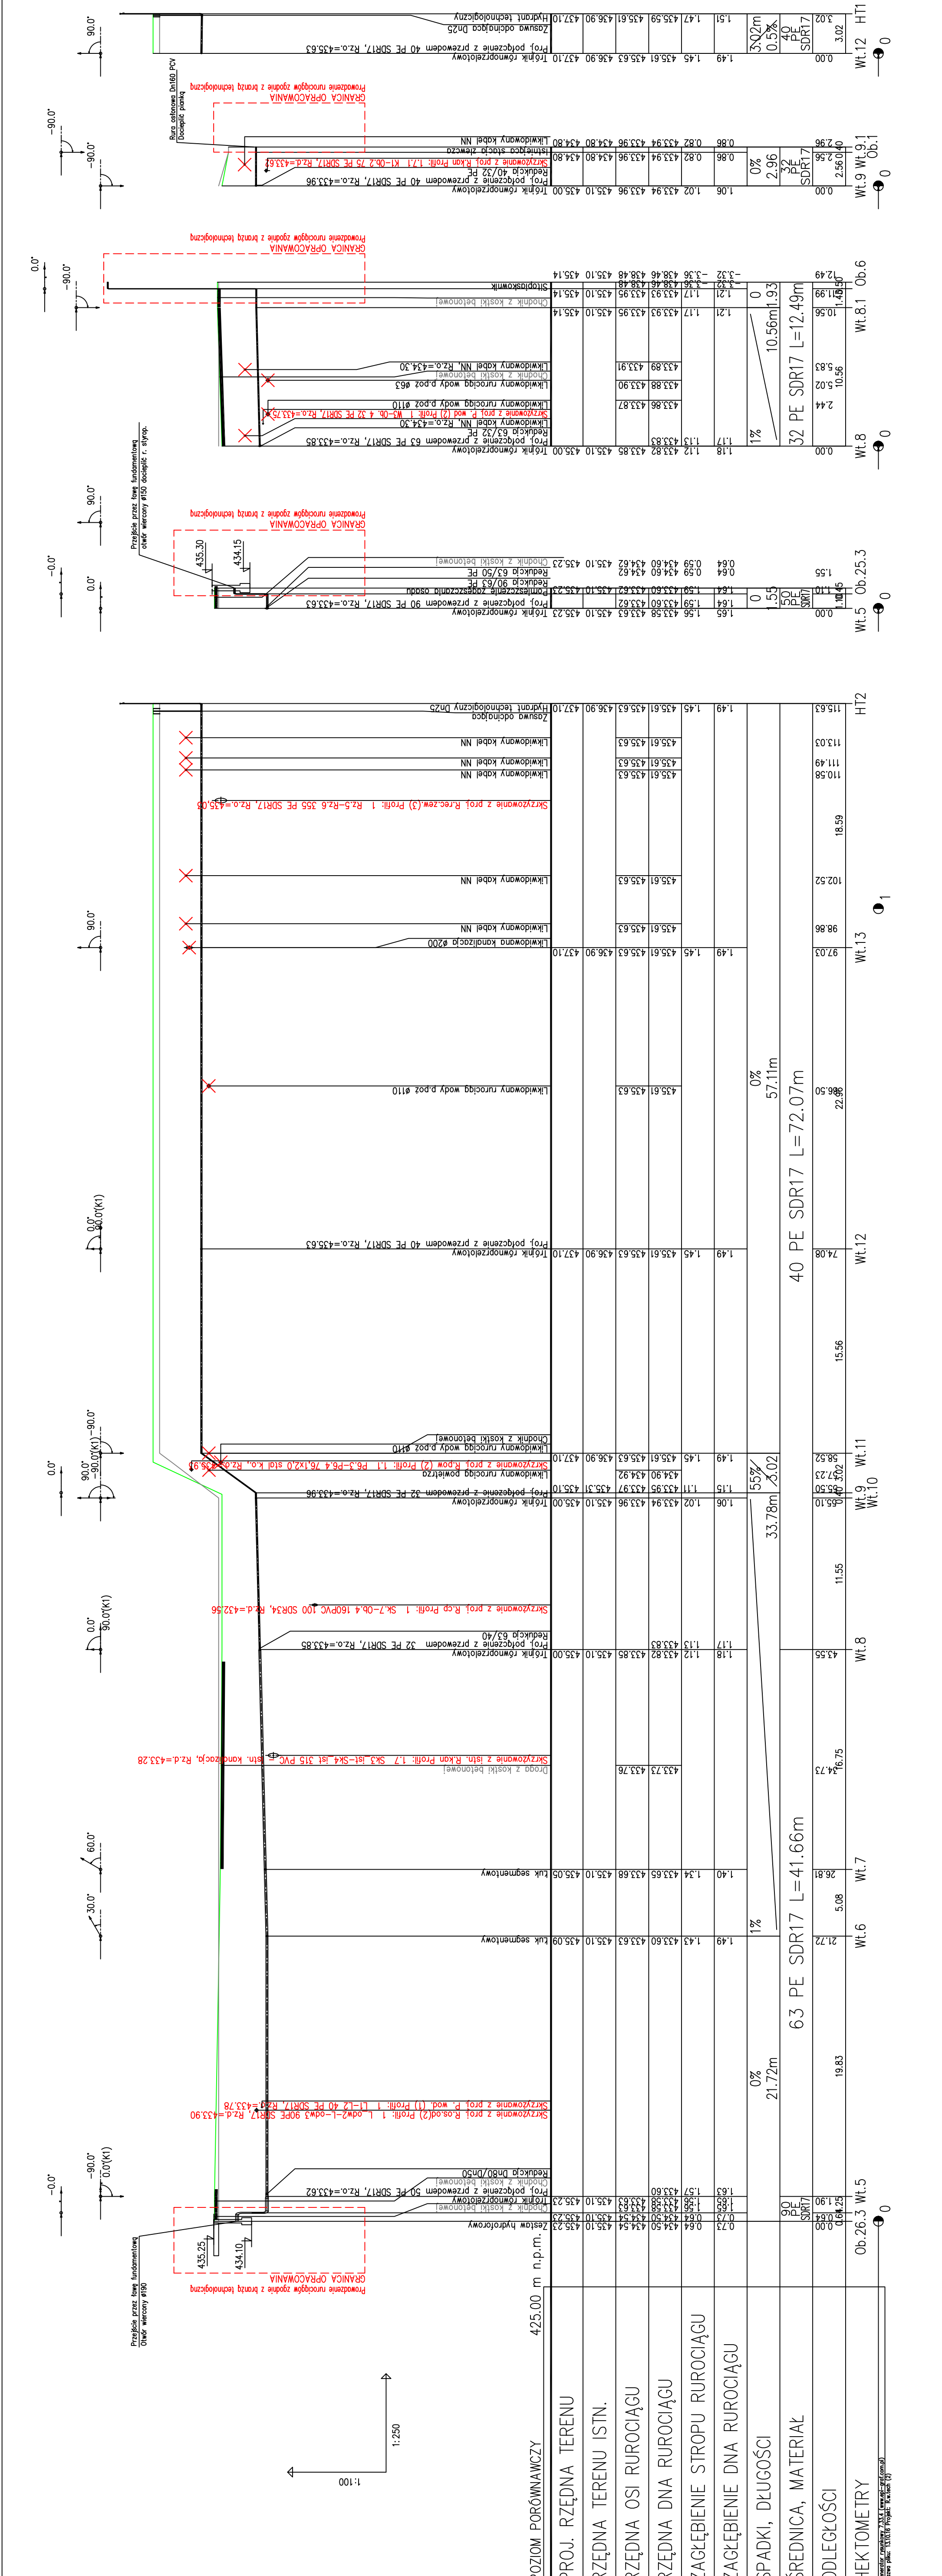

Wskazanie kierunku: N
Kierunek planu: 34-625 SKRZŁDŁNA 101