


Rzut  
Skala 1:50

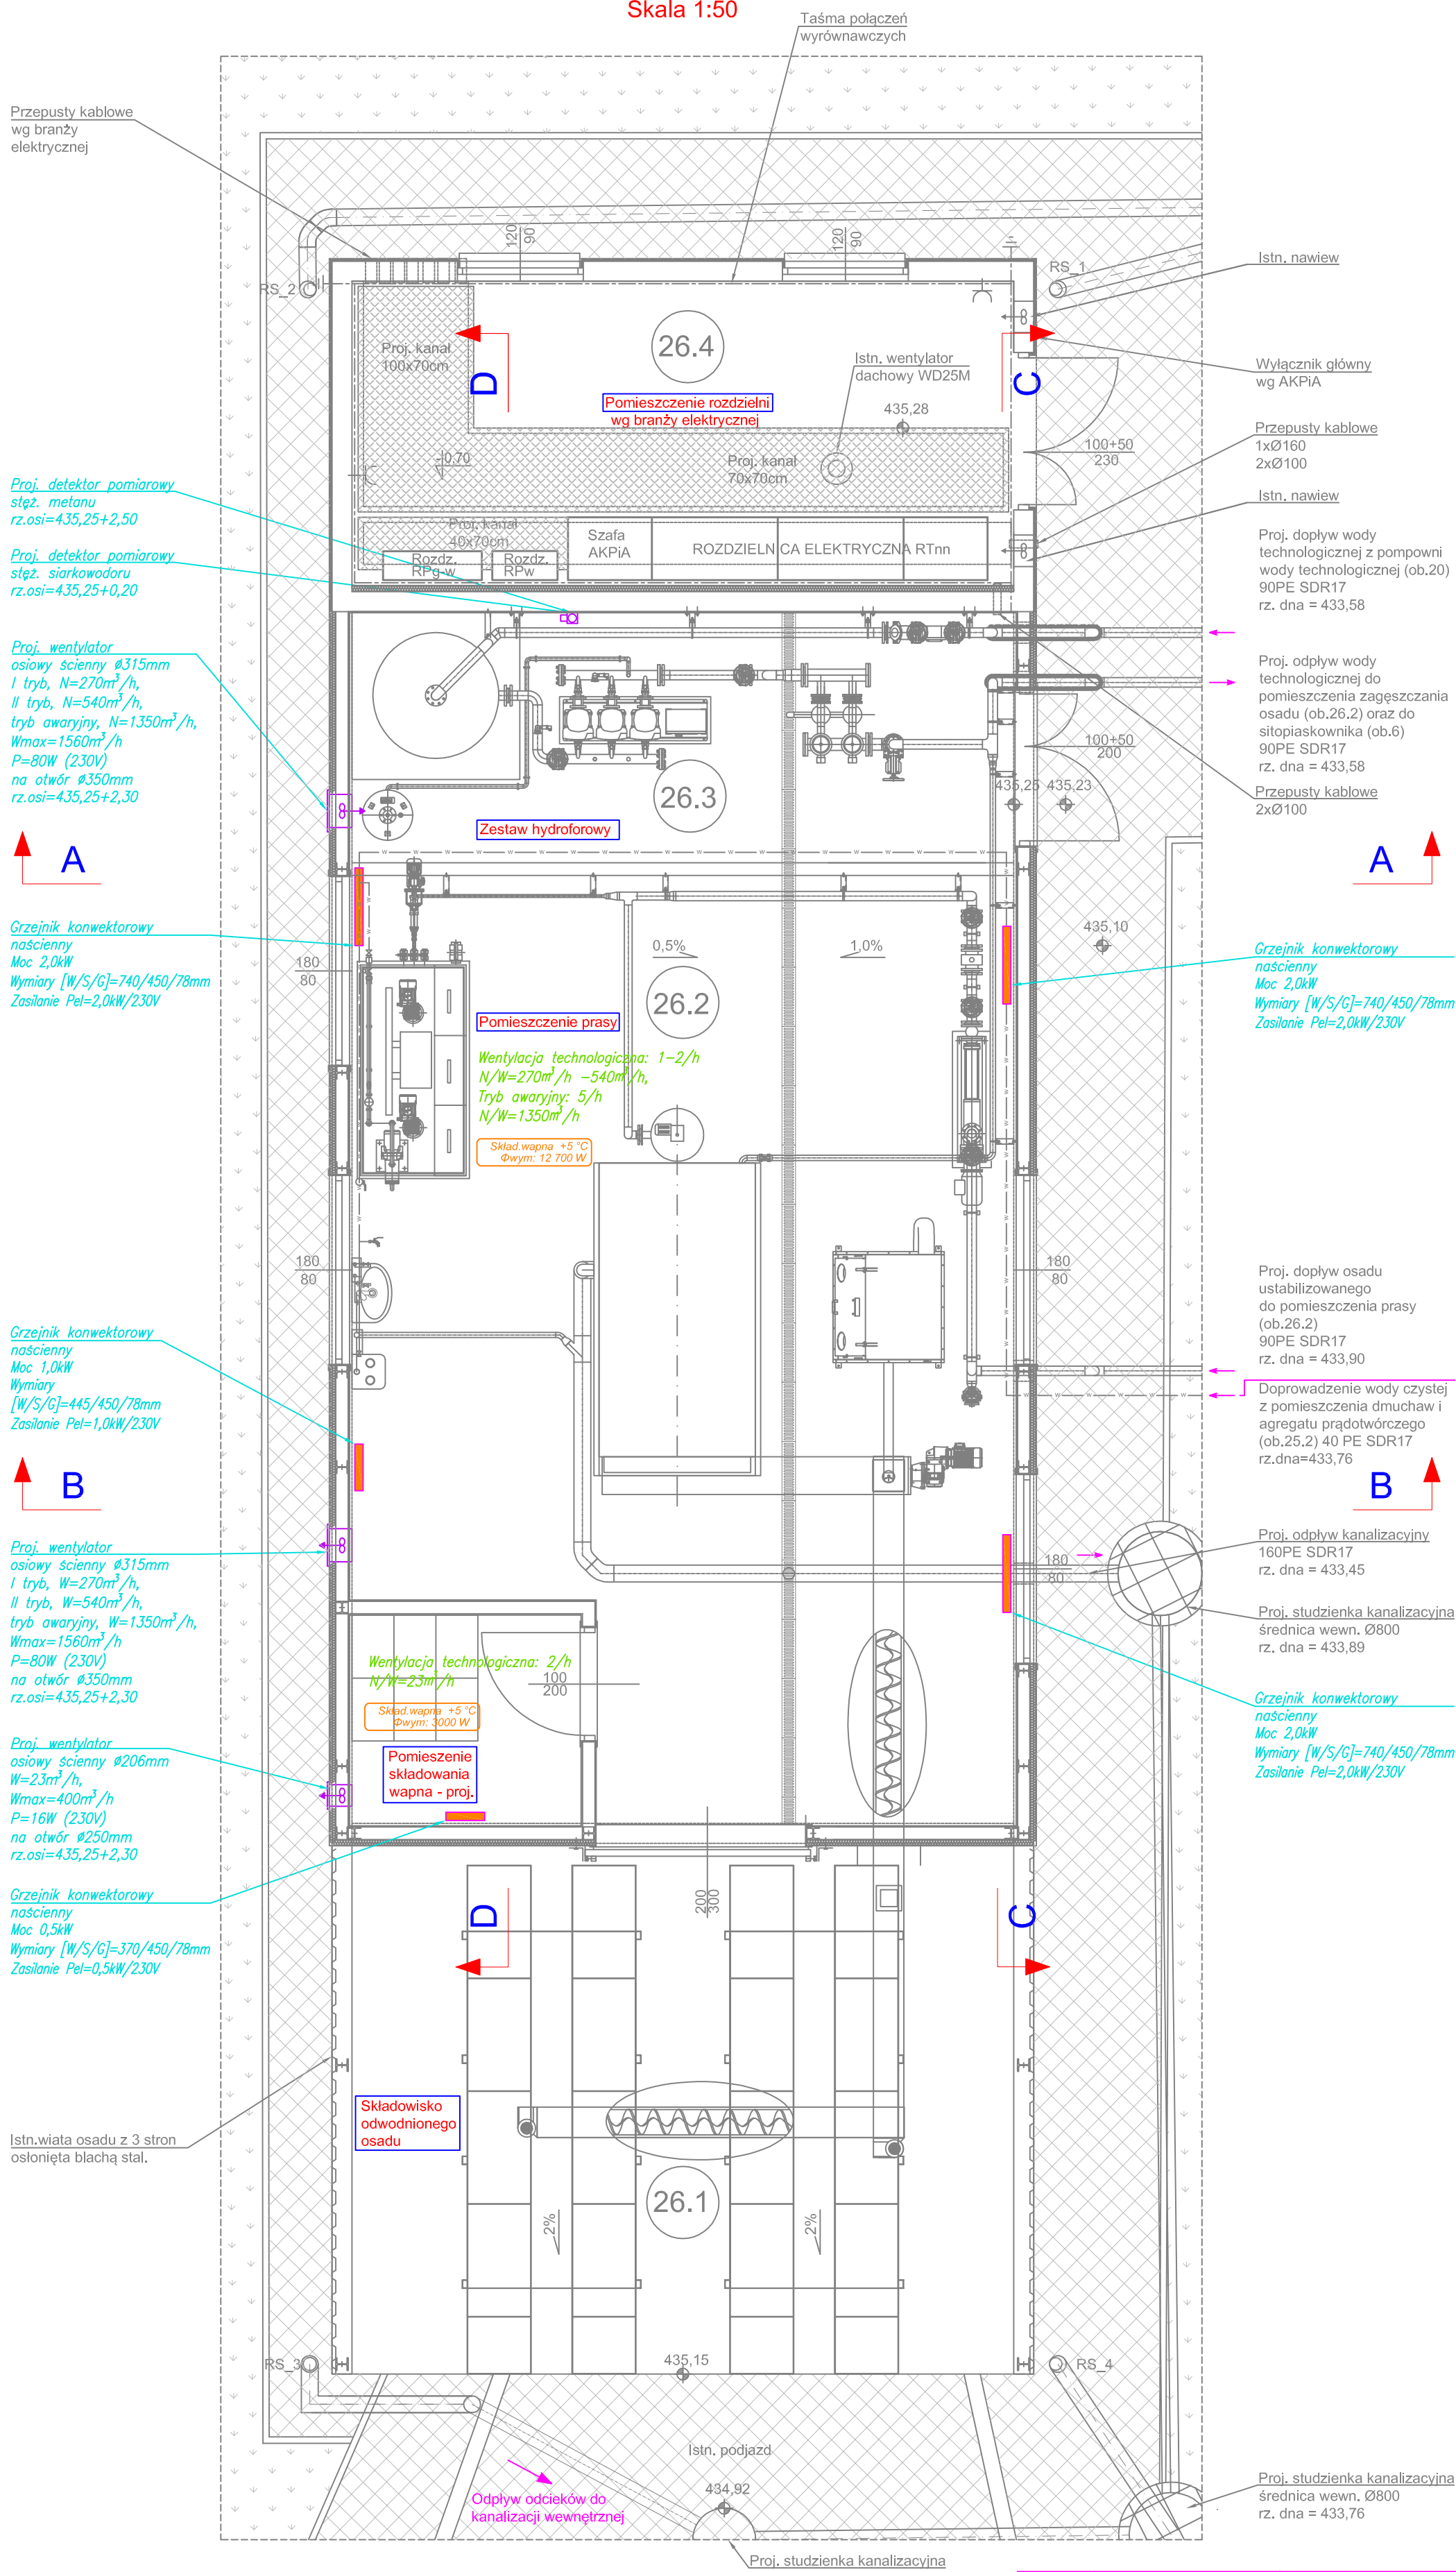

	Imię i Nazwisko	Data	Nr uprawnień	Specjalność	Podpis	ZAMAWIAJĄCY: Gmina Miejska Świeradów - Zdrój
Opracował:	mgr inż. Paweł Garb	02.2017	-	-	-	Objekt, adres:  Oczyszczalnia ścieków w m. Świeradów - Zdrój ul. Wiejska 9, 58-850 Świeradów-Zdrój wg. dookoła
Opracował:	-	02.2017	-	-	-	
Projektował:	-	02.2017	-	-	-	
Projektował:	mgr inż. D. Korzeniowski	02.2017	MAP0323/PWBS/15	Instalacje sanitarne	-	
Sprawił:	mgr inż. Piotr Chalon	02.2017	MAP0611/PBS/15	Instalacje sanitarne	-	
Nazwa kontraktu: PRZEBUDOWA I ROZBUDOWA ISTNIEJĄCEJ OCSZCZALNI ŚCIEKÓW ECOLO-CHIEF WRAZ Z ROZBIÓRKĄ OBIEKTÓW PRZY UL. WIEJSKIEJ 9 W ŚWIERADOWIE-ZDRÓJ						
Tytuł opracowania: TOM II Cz.8 (SWK) Projekt architektoniczny – budowlany branża sanitarna						
Tytuł rysunku: OB. NR 26 BUDYNEK TECHNICZNY - WENTYLACJA I OGRZEWANIE						
 <b>WYKONAWCA:</b> AZE Zając, Kościółek sp. z o.o. w restrukturyzacji 34-625 SKRZYDLNA 101	Stadium: PROJEKT WYKONAWCZY	Nr. Rejestracyjny PR-0199	Skala: 1:50	Nr rysunku: SWK/4		
	Rysunek wykonany przy użyciu programu: AUTOCAD LT 2013 PL Numer Ręcznej Rejestracji: 301-0183004 Rysunek jest własnością firmy AZE Zając, Kościółek Sp. z o.o. w restrukturyzacji, 34-625 Skrzydła 101 Wszelkie prawa autorskie zastrzeżone.					