


OZNACZENIA:

- A - PROJEKTOWANA SKRZYŃKA GAZOWA NAŚCIENNA Z KURKIEM GŁÓWNYM I ZAWOREM ODCINAJĄCYM GAZ Z GŁOWICĄ Dn50
SKRZYŃKA O WYM. 600X600X400 mm MONTOWAĆ 0,5 m
OD OKNA, DRZWI I TERENU
- B - PUNKT GAZOWY Z KURKIEM GŁÓWNYM, REDUKTOREM, REJESTRATOREM SZCZYTÓW POBORU I GAZOMIERZEM W SKRZYŃCE NAŚCIENNEJ
(WYKONANIE DOSTAWCY GAZU WG. ODDZIELNEGO OPRACOWANIA)

SZCZEGÓŁ PUNKTU GAZOWEGO

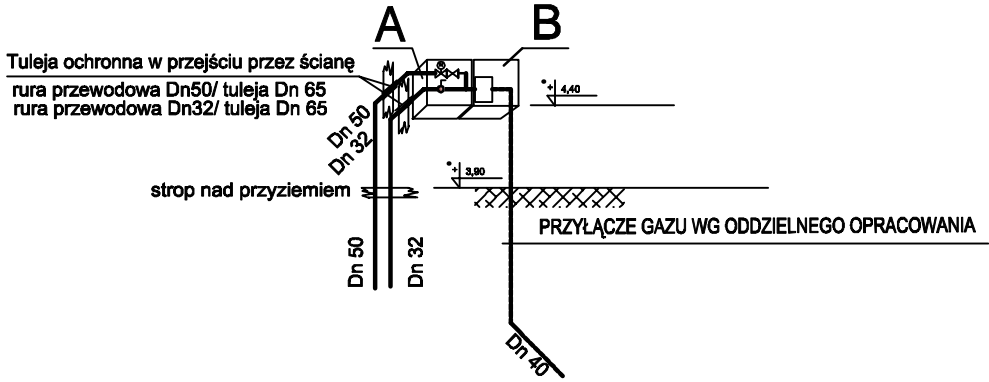

Nr	Pomieszczenie	Posadzka	Powierzchnia [m ²]
201	Pokój nauczycielski	wykładzina	23,88
202	Gabinet dyrektora	wykładzina	15,10
203	Sekretariat	wykładzina	15,80
204	Przedsiónek	gres	4,72
205	Komunikacja	wykładzina	115,17
206	Wózkownia	gres	13,75
207	WC	gres	6,00
208	Sala zabaw "Małpi gaj"	wykładzina	126,05
209	Sala zabaw	wykładzina	60,88
210	Magazyn	wykładzina	4,26
211	WC	gres	9,11
212	Sala zabaw	wykładzina	59,14
213	Sala do leżakowania	wykładzina	56,48
214	Klatka schodowa	gres	22,38
215	WC	gres	6,25
216	WC	gres	11,54
217	Magazyn	wykładzina	3,68
218	WC męskie	gres	6,07
219	WC damskie	gres	4,12
220	Żłobek	wykładzina	73,75
221	Pom. Porządkowe	gres	7,06
222	WC dla nps	gres	7,19
223	Sala teatralna	wykładzina	130,52
224	Magazyn	wykładzina	8,42
225	Kotłownia	gres	29,88
226	Klatka schodowa	gres	27,41
suma:			848,61

- LEGENDA:
- INST. GAZOWA
 - ZIMNA WODA
 - CIEPŁA WODA
 - CYRKULACJA
 - KANALIZACJA W PRZESTRZENI PODSTROPWEJ PARTERU
- K1 - WPŁYST ŚCIEKOWY DN 100 MM
K2 - WPŁYST ŚCIEKOWY 50 MM
ZWL - ZAWÓR NAPÓWIETRZAJĄCY
NAD WPŁYSTAMI PODŁOGOWYMI ZAWORY ZE ZŁĄCZKĄ DO WĘŻA
NIEOPISANE RUROCIĄGI KANALIZACYJNE MAJĄ ŚREDNICĘ 110 PVC
SPADKI NA RUROCIĄGACH KANALIZACYJNYCH: 160PVC - i = 1,5%
110PVC - i = 2,5%

ABK-PROJEKT

Investor:	GMINA MIEJSKA ŚWIERADÓW ZDRÓJ ul. 11-go Listopada 35, 59-850 Świeradów Zdrój		
Investycja:	Budowa nowej siedziby Przedzkoła Miejskiego w Świeradowie Zdrój INSTALACJA GAZU DO KOTŁOWNI I KUCHNI		
Adres:	Działka nr 80 am. 10 obręb 4 w Świeradowie Zdrój		Nr rys.: G/2
Treść rysunku:	RZUT PARTERU	Skala: 1:100	Data: 07.2015
Projektant:	mgr inż. Stefan Czarkowski	Nr uprawnień: 172/73/Zg	inst. i urz. sanitarne
Sprawdzający:	mgr inż. Maria Walejko	89/90/ZG	inst. sanitarne
Asystent:	inż. Witold Czarkowski		
Autor projektu / kierownik biura:	mgr inż. Bogdan Mrozowski	7/90/ZG	w spec. konstrukcyjnej