
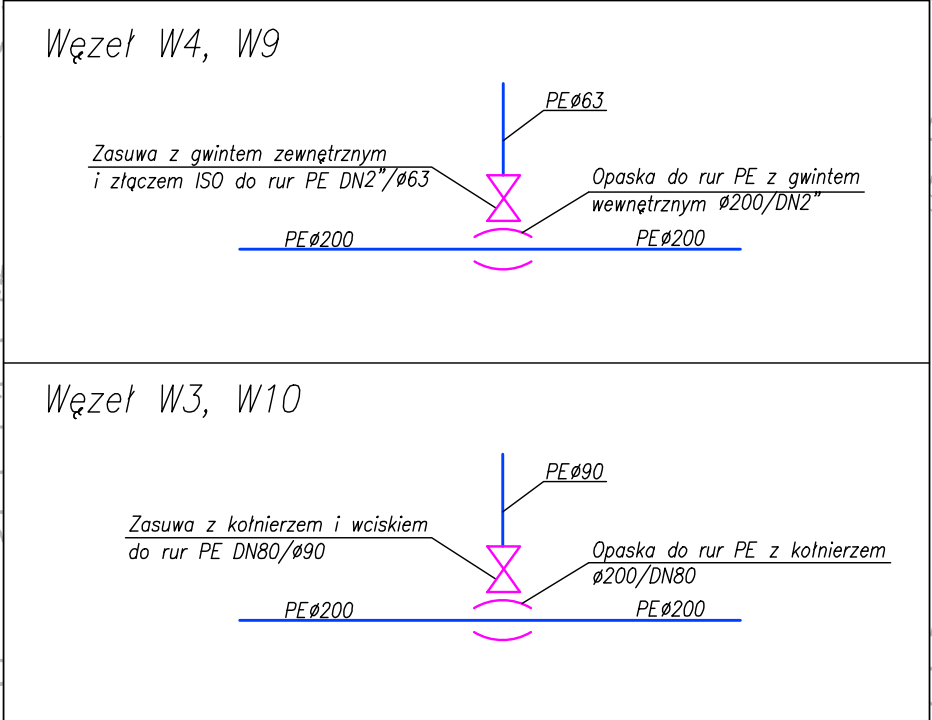


- OZNACZENIA:
- Projektowany wodociąg PE PN10
 - Istniejąca sieć wodociągowa w160
 - Granice działek

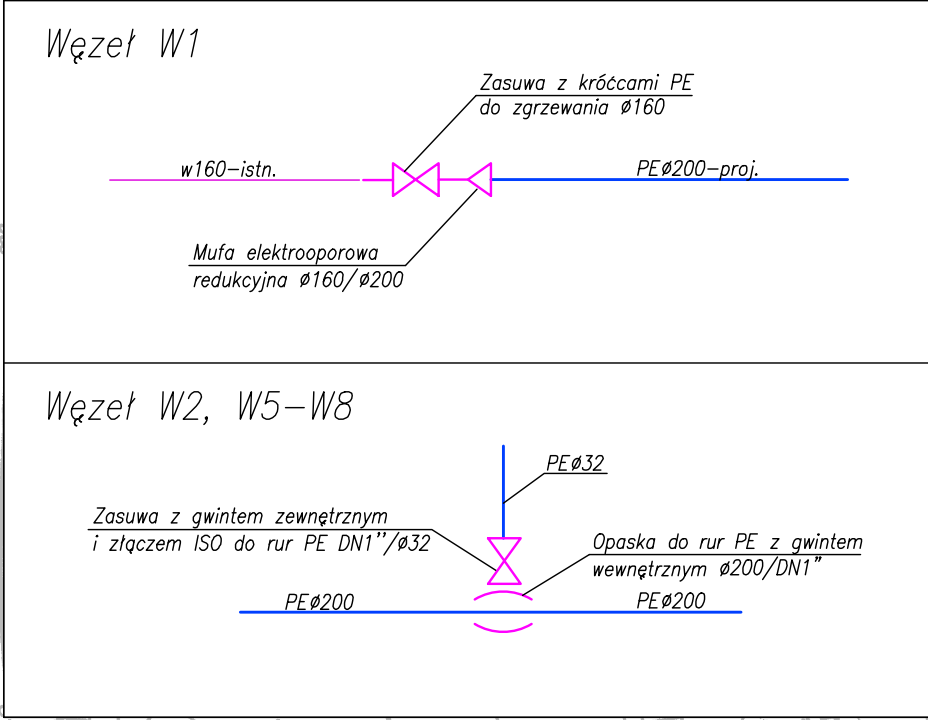

Biuro Projektów i Usług Budownictwa AJD PROJEKT 59-820 Leśna, ul. Kościuszki 5/2A			
TEMAT/OBIĘKT/ADRES: BUDOWA SIECI WODOCIĄGOWEJ W UL. BRONKA CZECHA W ŚWIERADOWIE- ZDRÓJU DZ. NR 24, 25, 26, 30, A.M. 4, OBR. 4; DZ. NR 15, 23/1, A.M.5, OBR. 4.			
TYTUŁ RYS.	PROJEKT ZAGOSPODAROWANIA TERENU		NR RYS: 1
INWESTOR	GMINA MIEJSKA ŚWIERADÓW-ZDRÓJ		
PROJEKTANT	MGR INŻ. JERZY DEC NR UPR. W SPEC. INSTAL. SANIT.: 64/DOŚ/03; DOŚ/MM/0165/01	Podpis:	SKALA: 1:500
ASYSTENT PROJEKTANTA	MGR INŻ. JOANNA DOBERSTEIN	Podpis:	Data opracowania: Styczeń 2014r.