


MAPA SYTUACYJNO - WYSOKOŚCIOWA
do celów projektowych
skala 1: 500

KERG 02_1-04-44/2013

461.144.0631

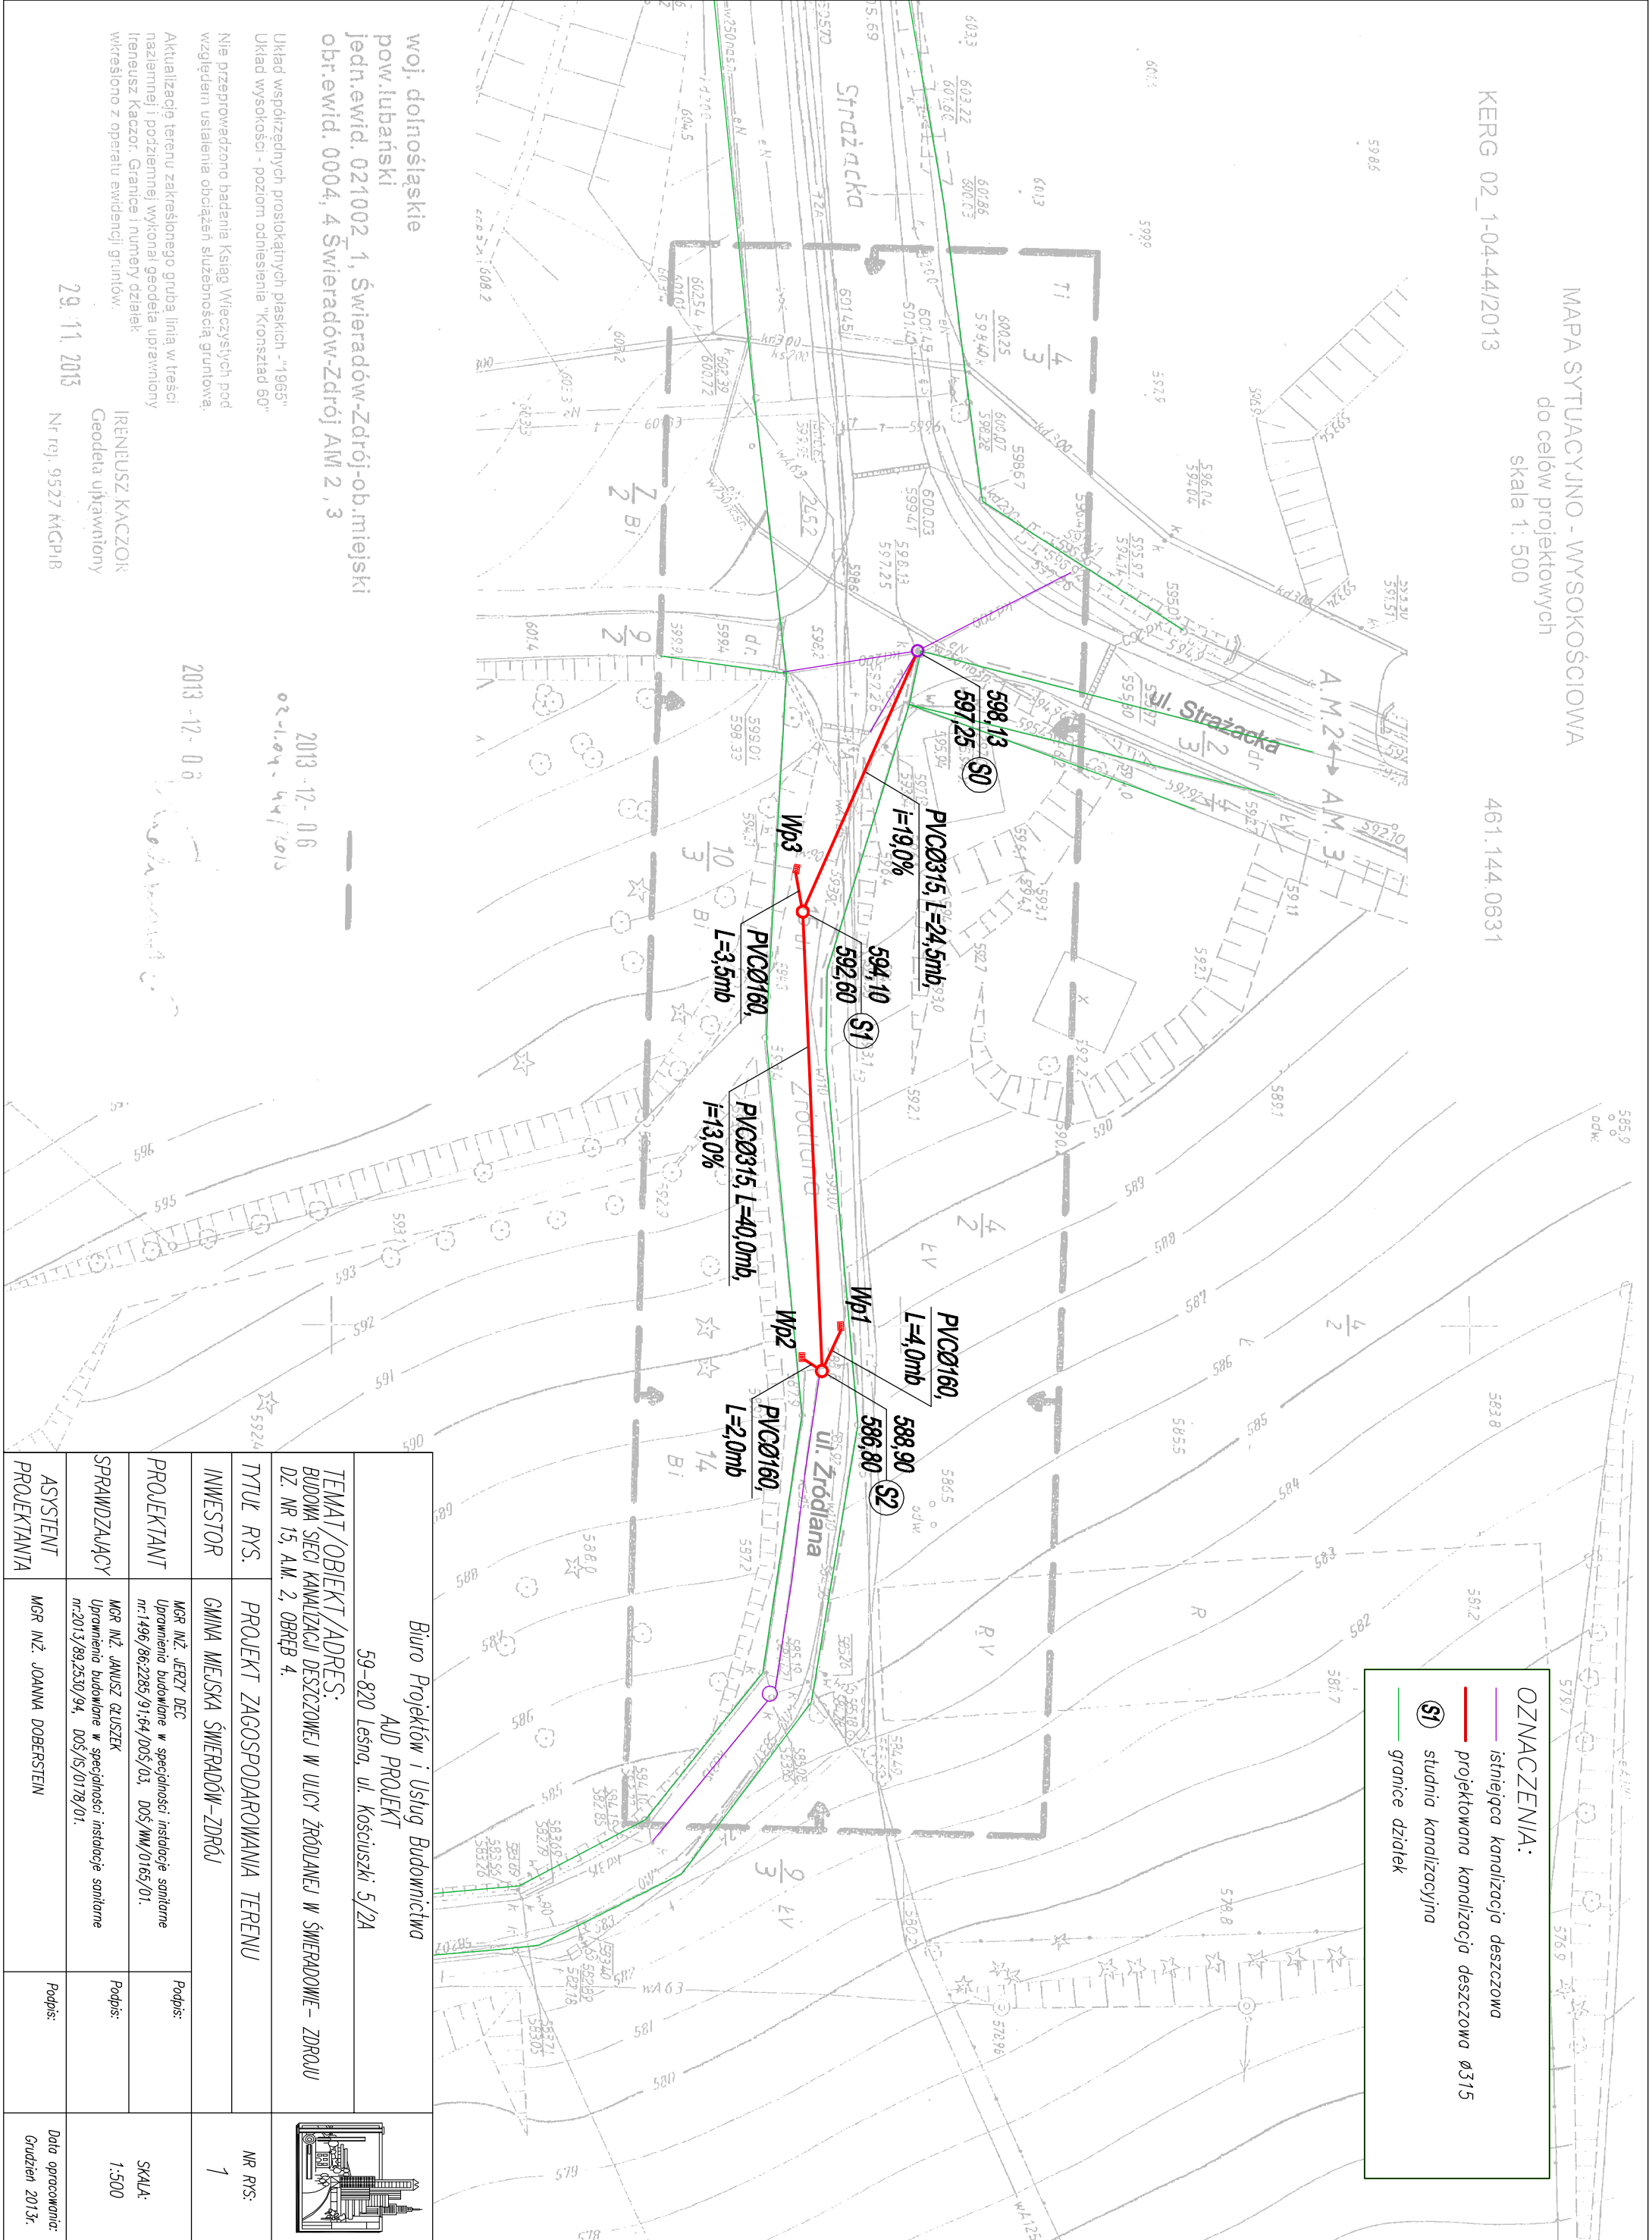


OZNACZENIA:

istniejąca kanalizacja deszczowa

projektowana kanalizacja deszczowa Ø315

studnia kanalizacyjna

granice działek

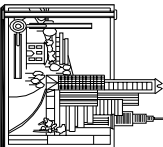Biuro Projektów i Usług Budownictwa AUD PROJEKT 59-820 Lesna, ul. Kościuszki 5/2A			
TEMAT/OBIEKT/ADRES: BUDOWA SIECI KANALIZACJI DESZCZOWEJ W ULICY ŹRÓDLANEJ W ŚWIERADOWIE – ZDRÓJU DZ. NR 15, A.M. 2, OBRĘB 4.			
TYTUŁ RYS.	PROJEKT ZAGOSPODAROWANIA TERENU		NR RYS: 1
INWESTOR	GMINA MIEJSKA ŚWIERADÓW – ZDRÓJ		
PROJEKTANT	MGR INŻ. JERZY DEC Upewnienie budowlane w specyfności instalacji sanitarnej nr.1496/86/2285/91/64/DOŚ/03, DOŚ/MM/0165/01.	Podpis: SKALA: 1:500	
SPRAWDZAJĄCY	MGR INŻ. JANUSZ GŁUSZK Upewnienie budowlane w specyfności instalacji sanitarnej nr.2013/89.2530/94, DOŚ/IS/0178/01.	Podpis: Data opracowania: Grudzień 2013r.	
ASYSTENT PROJEKTANTA	MGR INŻ. JOANNA DOBERSZTAJN	Podpis:	