



# RÓW KABLOWY

skala 1:10

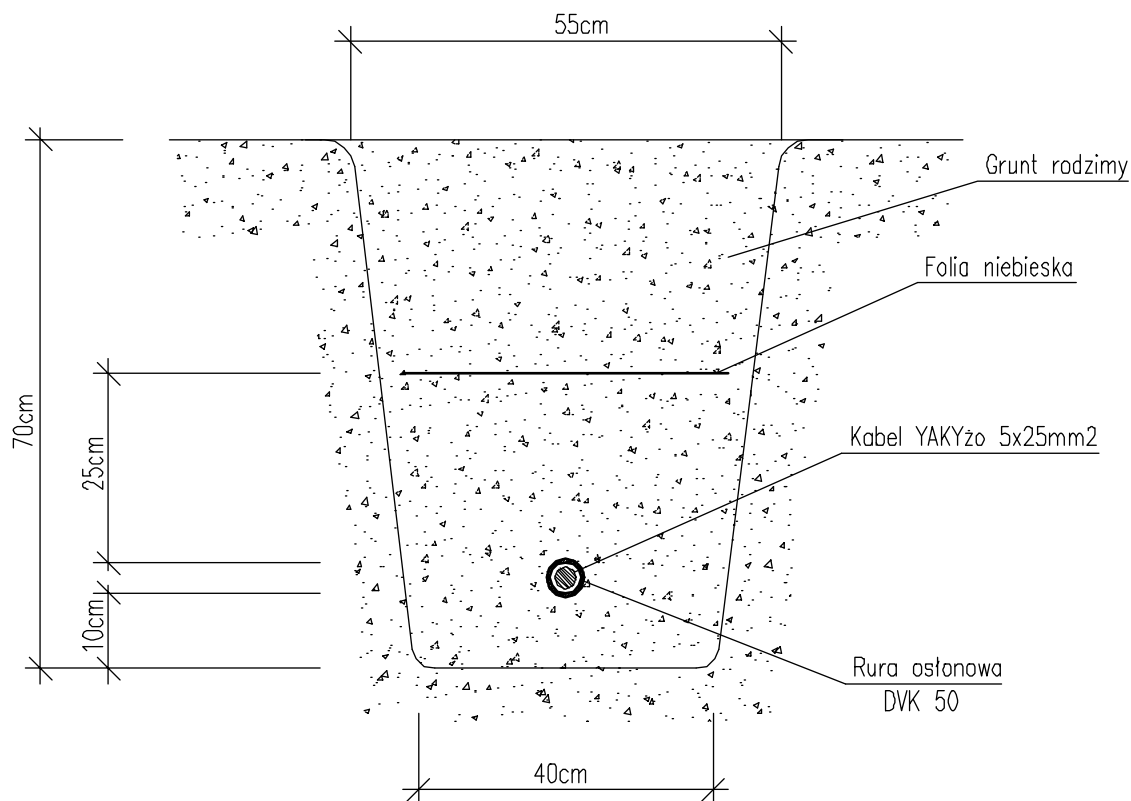

TEMAT	PRZEBUDOWA NAWERZCHNI ZE ZMIANĄ ZAGOSPODAROWANIA TERENU		
OBIEKT	ŚWIERADÓW-ZDRÓJ ul. Zdrojowa		
ADRES OBIEKTU	ŚWIERADÓW-ZDRÓJ dz nr 1,2,11,15,18,19,39,45 Ob. 4 AM 6 dz nr 19,25, 40/1,41/4,44,60/9,70 Ob. 4 AM 9		
INWESTOR	GMINA MIEJSKA ŚWIERADÓW-ZDRÓJ ul. Marszałka J. Piłsudskiego 15 59-850 Świeradów-Zdrój		
	IMIE I NAZWISKO SPECJALNOŚĆ / NUMER UPRAWNIEŃ	DATA	PODPIS
PROJEKTANT	mgr inż. arch. Wiesław Stasiewicz arch./upr. nr 1068/82	grudzień 2007	
PROJEKTANT	mgr inż. Paweł Rzęczycki inst.elektryczne/upr. nr 9/98/JG	grudzień 2007	
SPRAWDZA.J.	inż. Zenon Rzęczycki inst.elektryczne/upr. rzeczozn. nr 3/94	grudzień 2007	
TREŚĆ	PRZEKRÓJ ROWU KABLOWEGO		SKALA 1:10 RYS. NR 3
			
JEDNOSTKA PROJEKTOWA	JELENIOGÓRSKIE BIURO PLANOWANIA I PROJEKTOWANIA sp. z o.o. ul. Mickiewicza 26. 58-500 Jelenia Góra		