



SKALA 1:100.

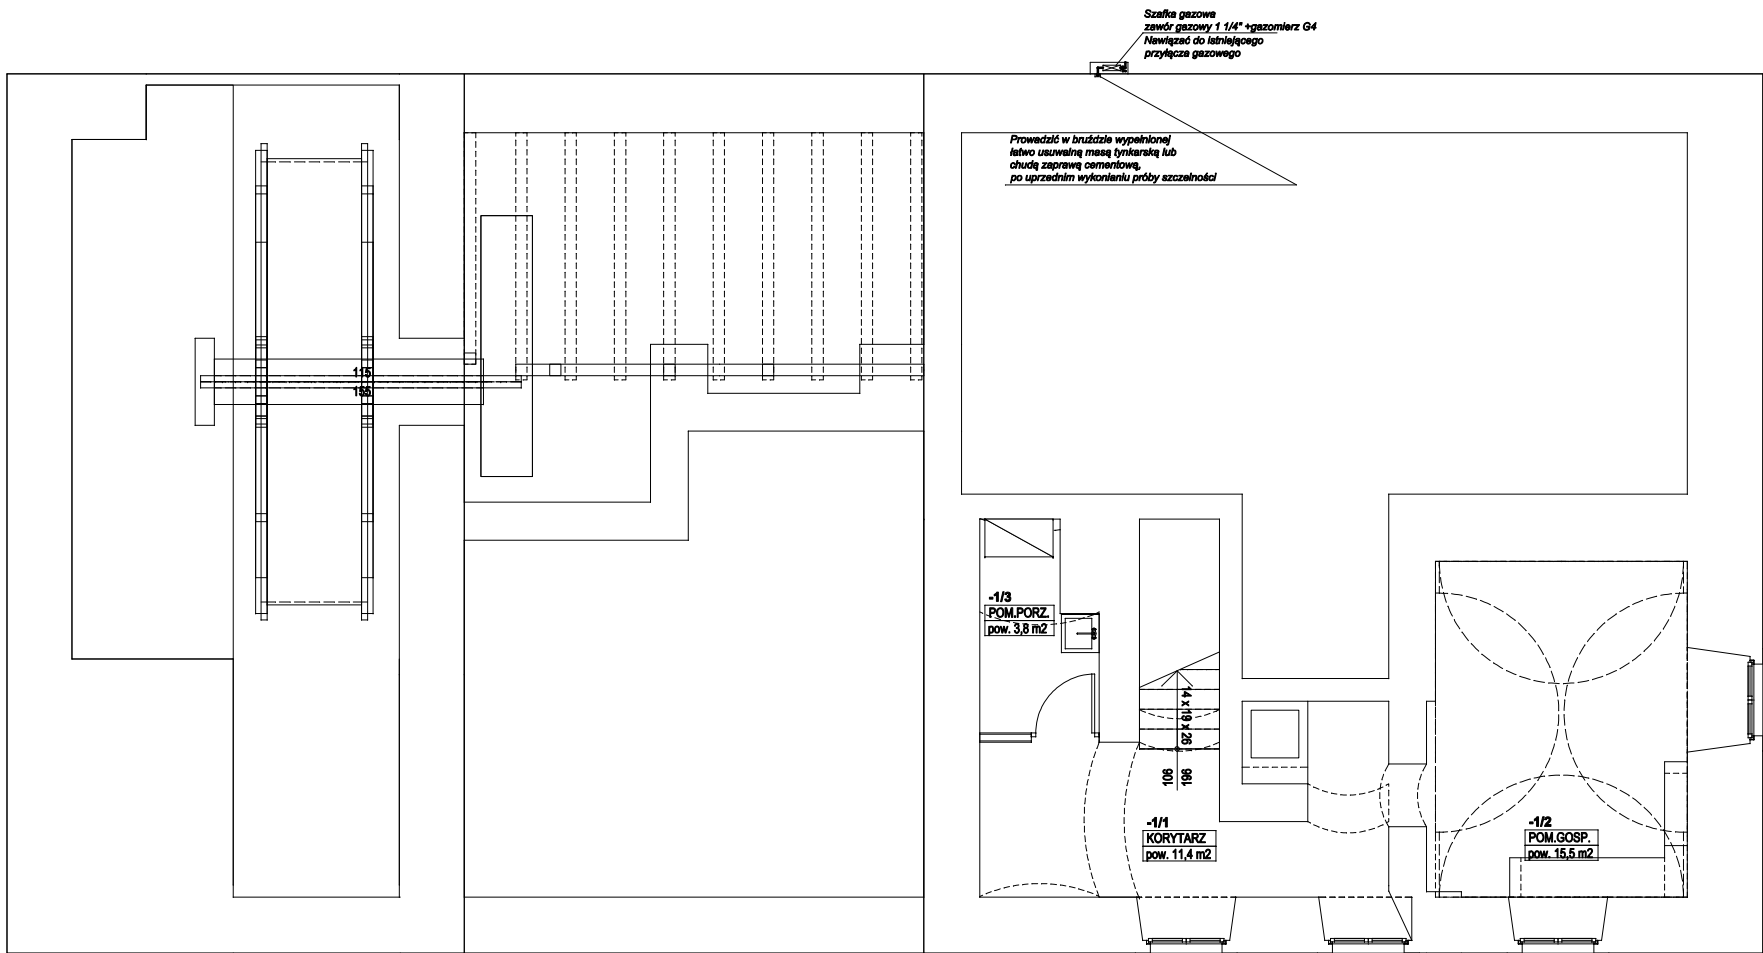

	Tytuł projektu		Projektował	inż. Grzegorz Sulkowski	Upr. bud. nr 591/01/DUW	Podpis
			Asystent proj.	mgr inż. Dariusz Sikorski		Podpis
	Lokalizacja		Sprawdził			Podpis
	Inwestor					Podpis
	Tytuł rysunku		Skala	Nr rys.	Data	Inst. sanitarne.
Remont, przebudowa i zmiana sposobu użytkowania zespołu budynków wchodzących w skład siedliska z mlynem wodnym w Świeradowie-Zdroju.						
Świeradów-Zdrój, ul. Lwówecka 5, działka nr 21 obr. I AM 6.						
Gmina Świeradów-Zdrój						
Instalacja gazowa i wentylacja - Rzut płwnic.						