
 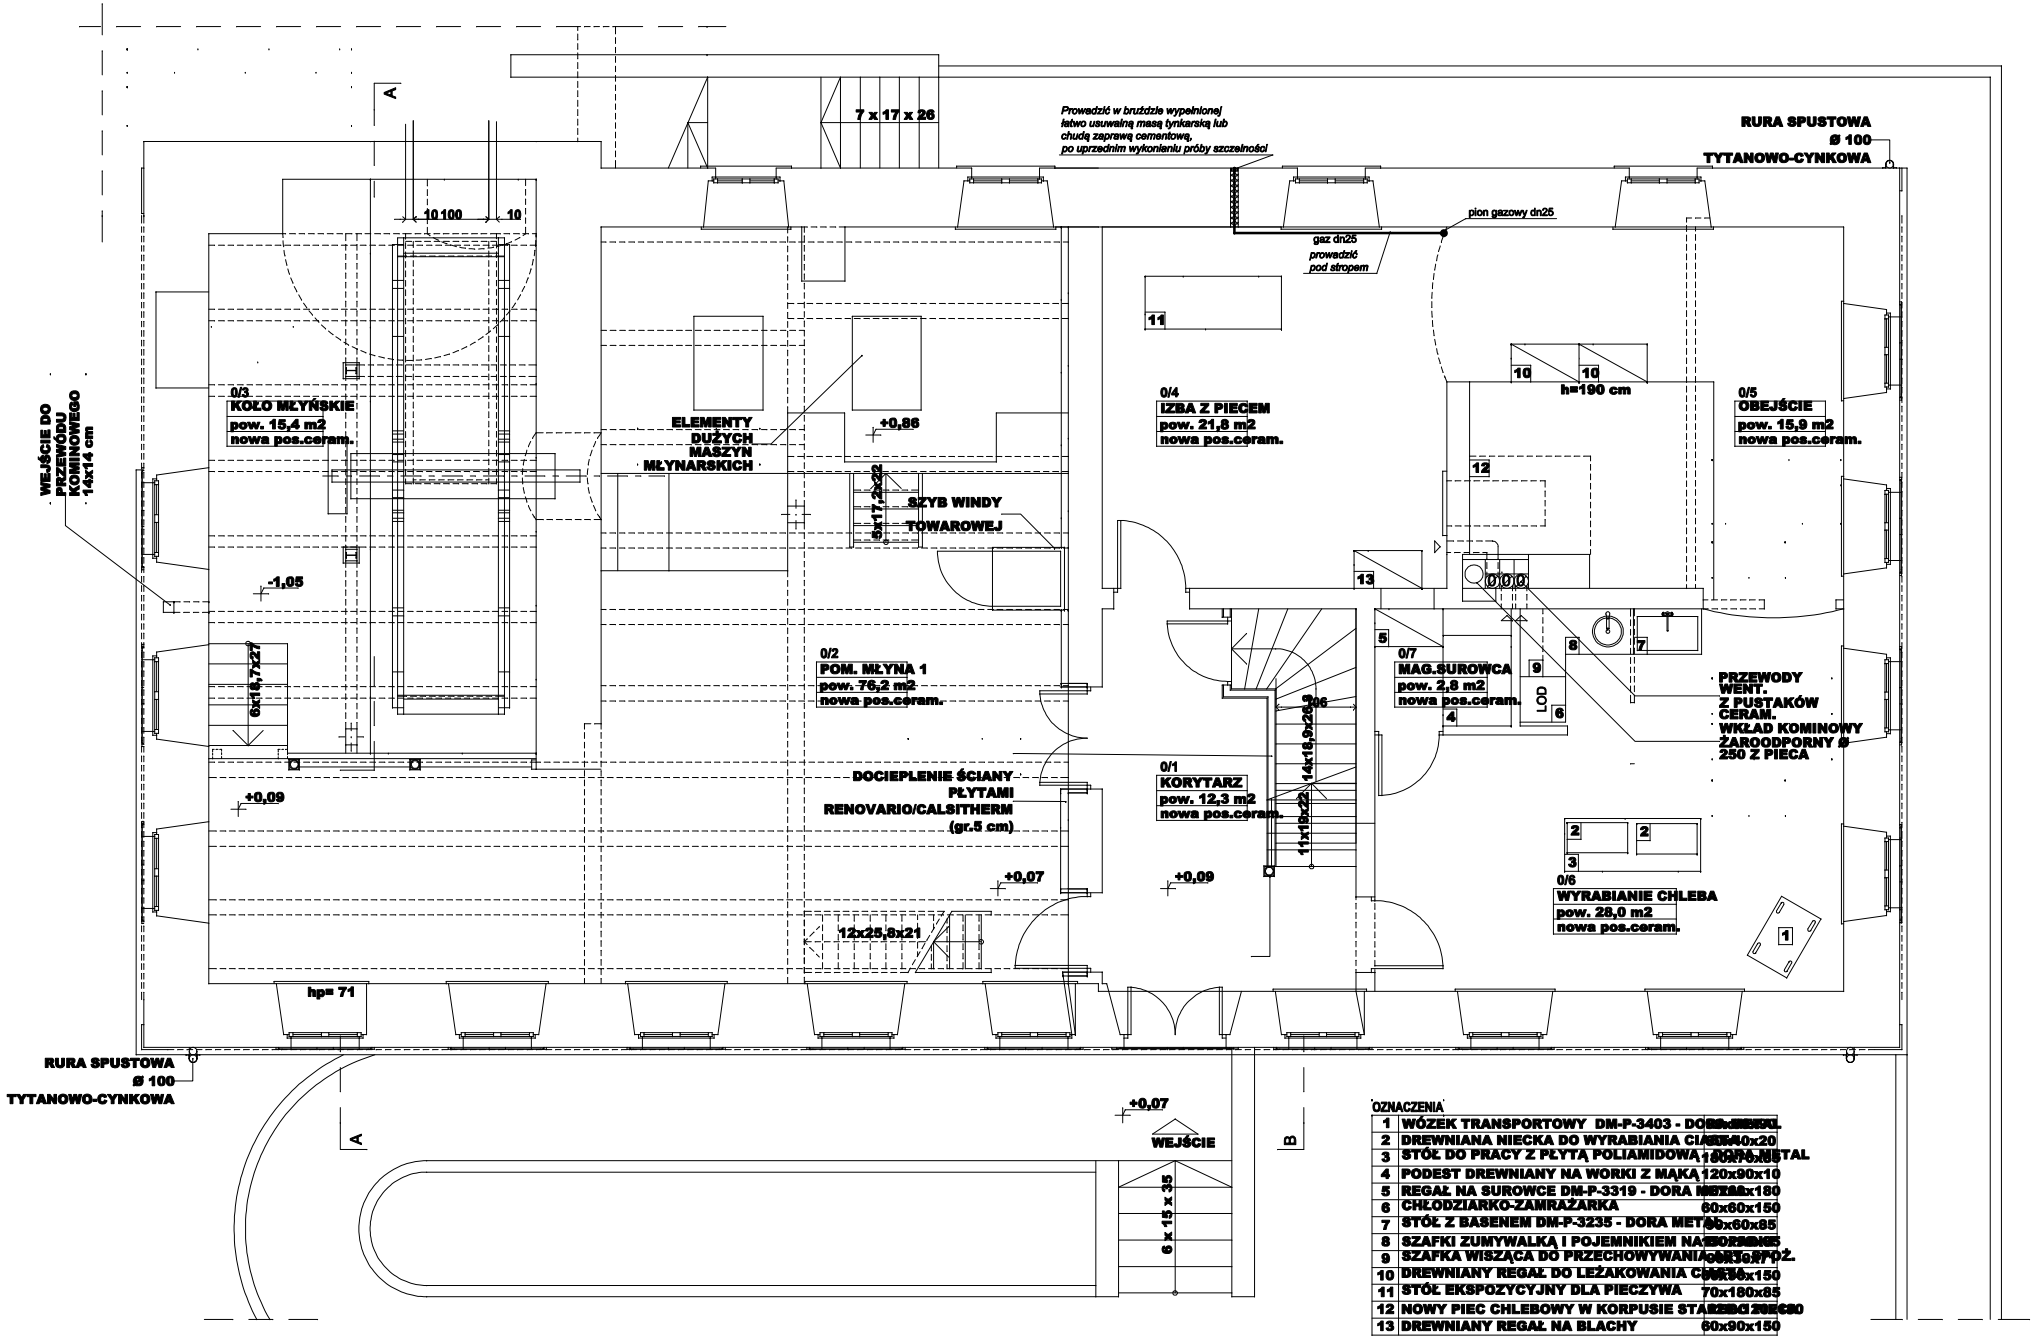


Instalacja gazowa i wentylacja - Rzut parteru.

SKALA 1:100.



	Tytuł projektu	Remont, przebudowa i zmiana sposobu użytkowania zespołu budynków wchodzących w skład siedziska z mytnem wodnym w Świeradowie-Zdroju.			Projektował	inż. Grzegorz Sulkowski	Upr. bud. nr 59101/DUW	Podpis			
	Localizacja	Świeradów-Zdrój, ul. Lwówecka 5, działka nr 21 obr. I AM 6.			Asystent proj.	mgr inż. Dariusz Sikorski		Podpis			
	Inwestor	Gmina Świeradów-Zdrój			Sprawdził			Podpis			
	Tytuł rysunku	Instalacja gazowa i wentylacja - Rzut parteru.			Skala	1:100.	Nr rys.	IS-17.	Data	04.2009.	Proj. budowlany