



Wentylacja - Rzut poddasza.
SKALA 1:100.

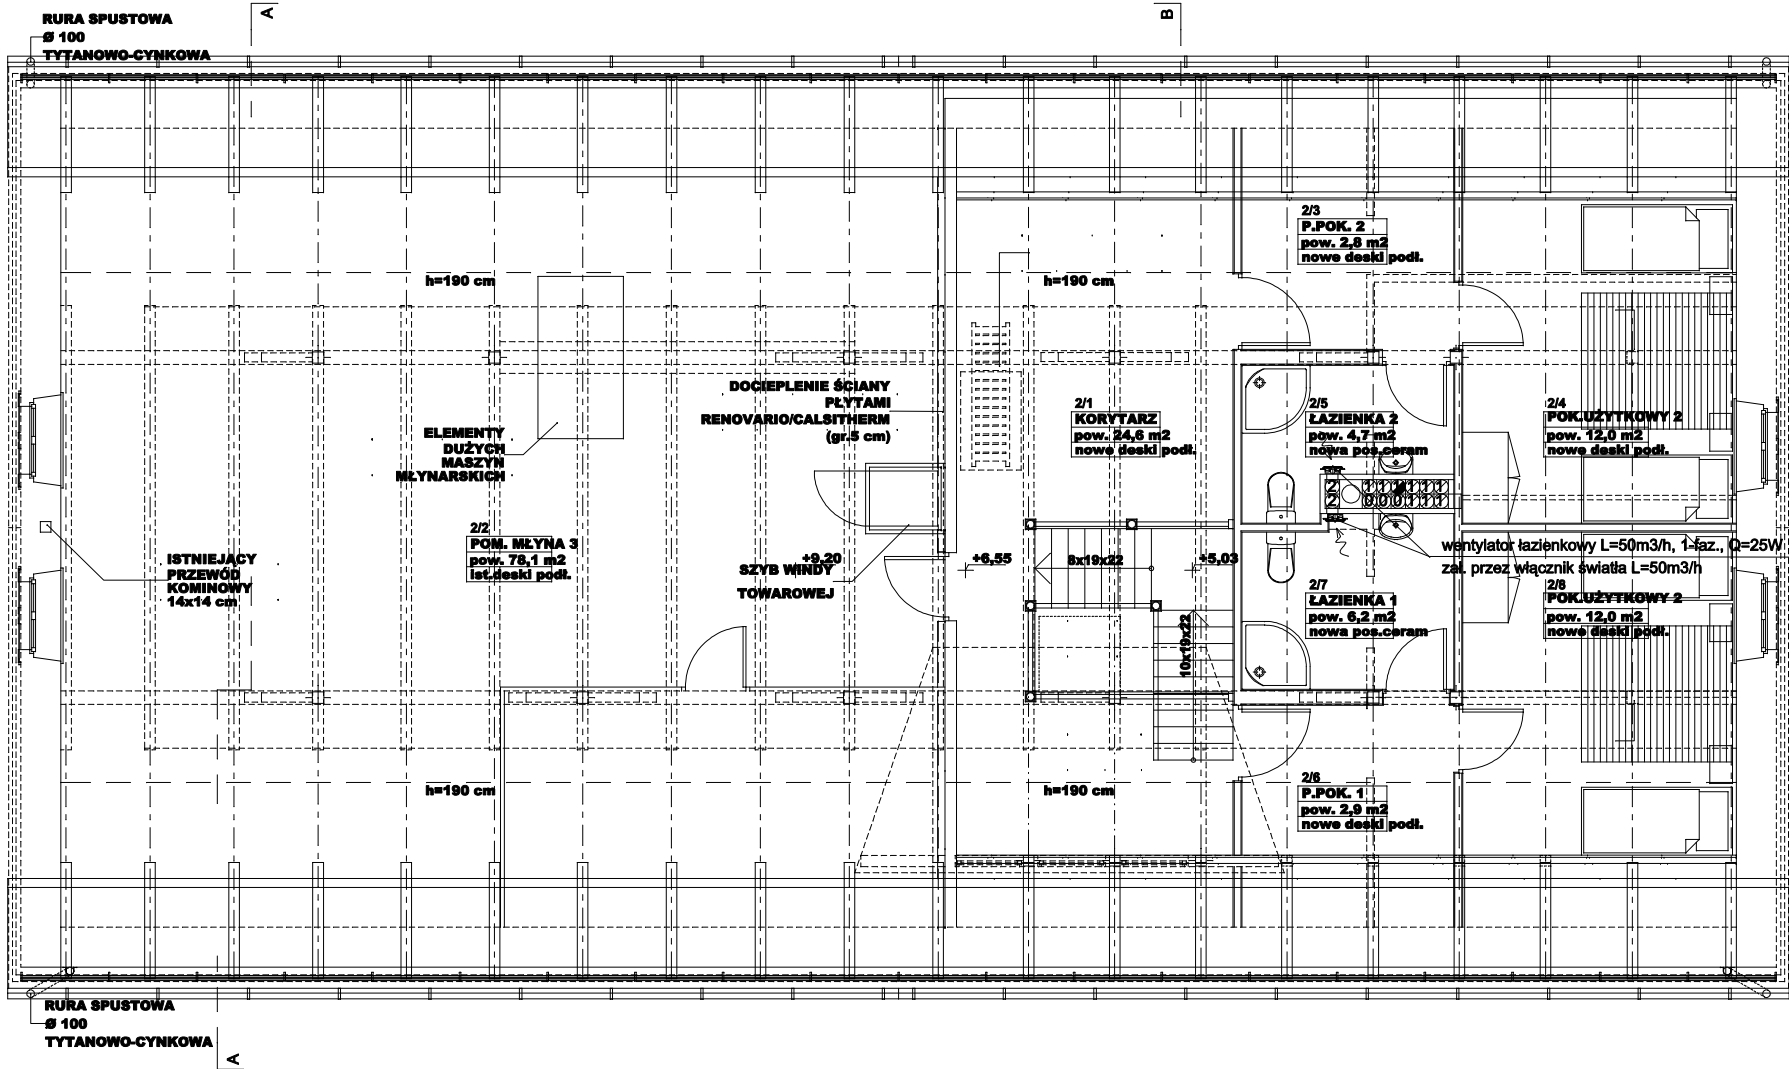

	Tytuł projektu	Remont, przebudowa i zmiana sposobu użytkowania zespołu budynków wchodzących w skład siedziska z mylnym wodnym w Świeradowie-Zdroju.				Projektował	inż. Grzegorz Sulkowski		Upr. bud. nr 59101/DUW	Podpis		
	Localizacja	Świeradów-Zdrój, ul. Lwówecka 5, działka nr 21 obr. I AM 6.				Asystent proj.	mgr inż. Dariusz Sikorski			Podpis		
	Inwestor	Gmina Świeradów-Zdrój				Sprawdził				Podpis		
	Tytuł rysunku	Wentylacja - Rzut poddasza.				Skala	1:100.	Nr rys.	IS-19.	Data	04.2009.	Inst. sanitame.
											Proj. budowlany	Branża