



Kanalizacja sanitarna młyna - Rzut piwnic.

SKALA 1:100.

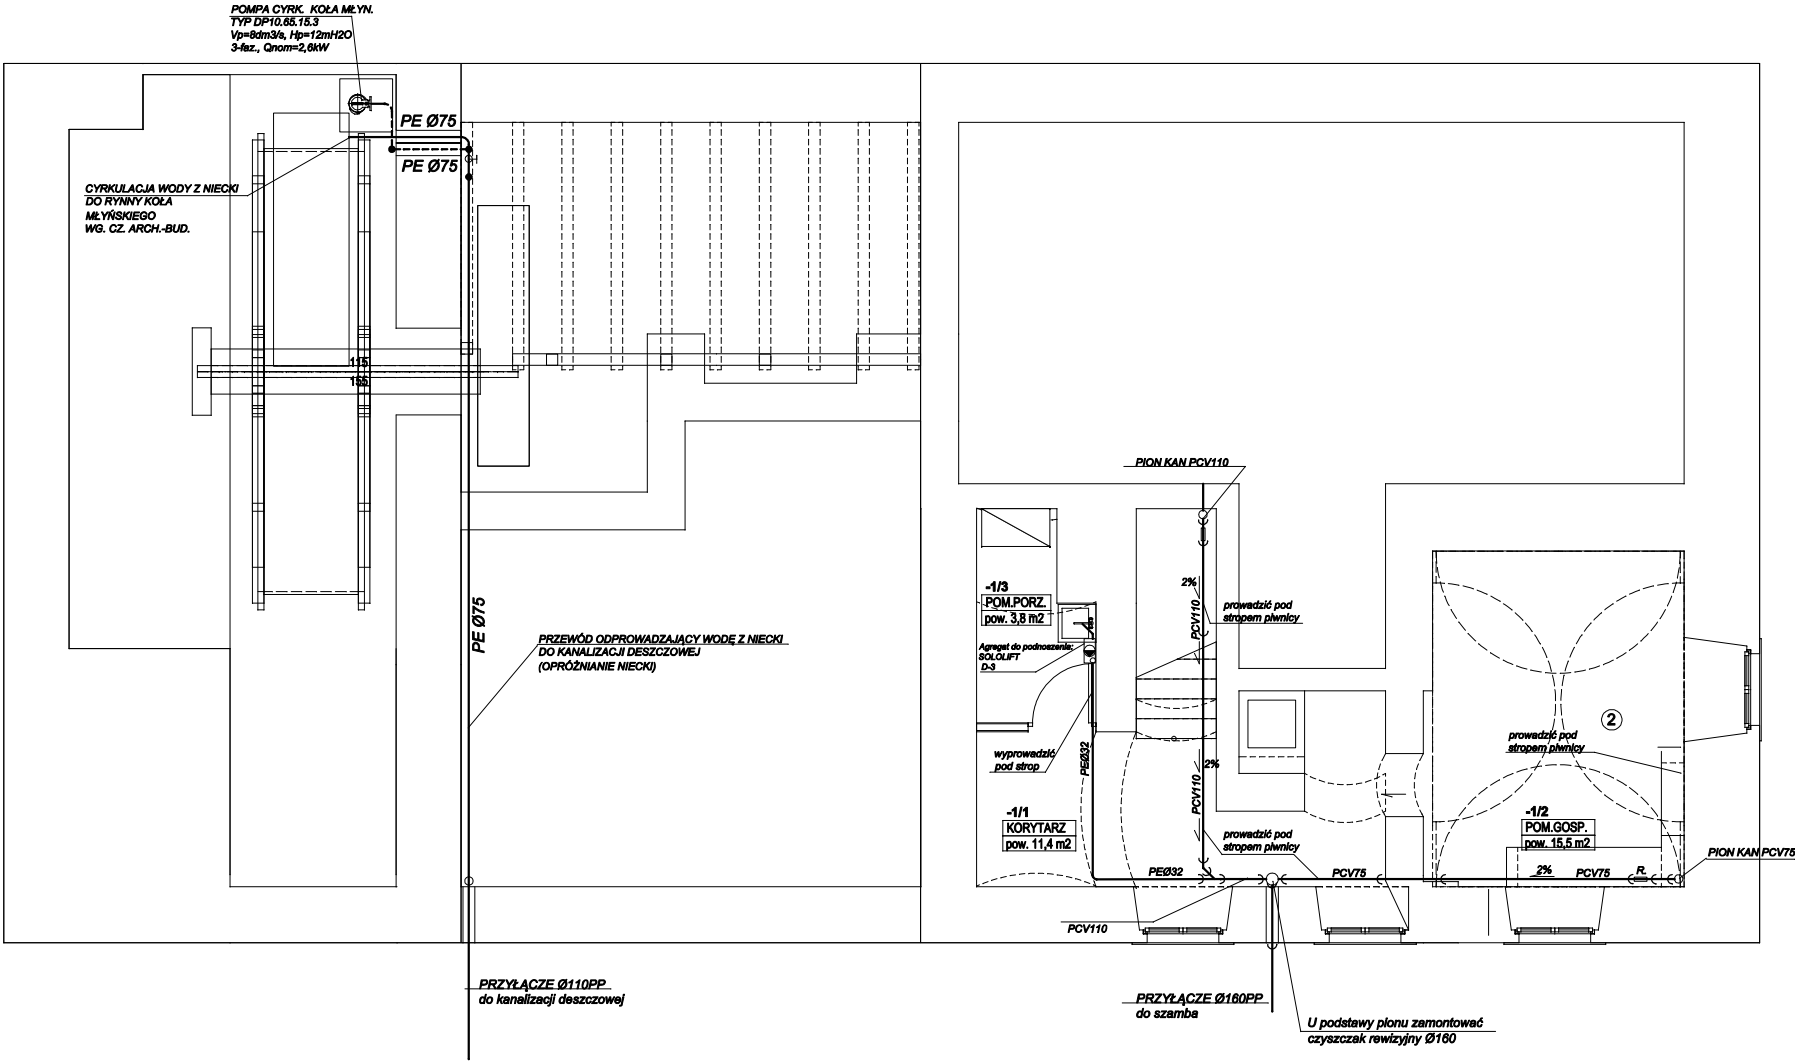

	Tytuł projektu	Remont, przebudowa i zmiana sposobu użytkowania zespołu budynków wchodzących w skład siedziska z młynem wodnym w Świeradowie-Zdroju.				Projektował	inż. Grzegorz Sulkowski	Upr. bud. nr 59101/DUW	Podpis				
	Lokalizacja	Świeradów-Zdrój, ul. Lwówecka 5, działka nr 21 obr. I AM 6.				Asystent proj.	mgr inż. Dariusz Sikorski		Podpis				
	Inwestor	Gmina Świeradów-Zdrój				Sprawdził			Podpis				
	Tytuł rysunku	Kanalizacja sanitarna młyna - Rzut piwnic.				Skala	1:100.	Nr rys.	04.2009.	IS-6.	Data	Proj. budowlany	Branża