
 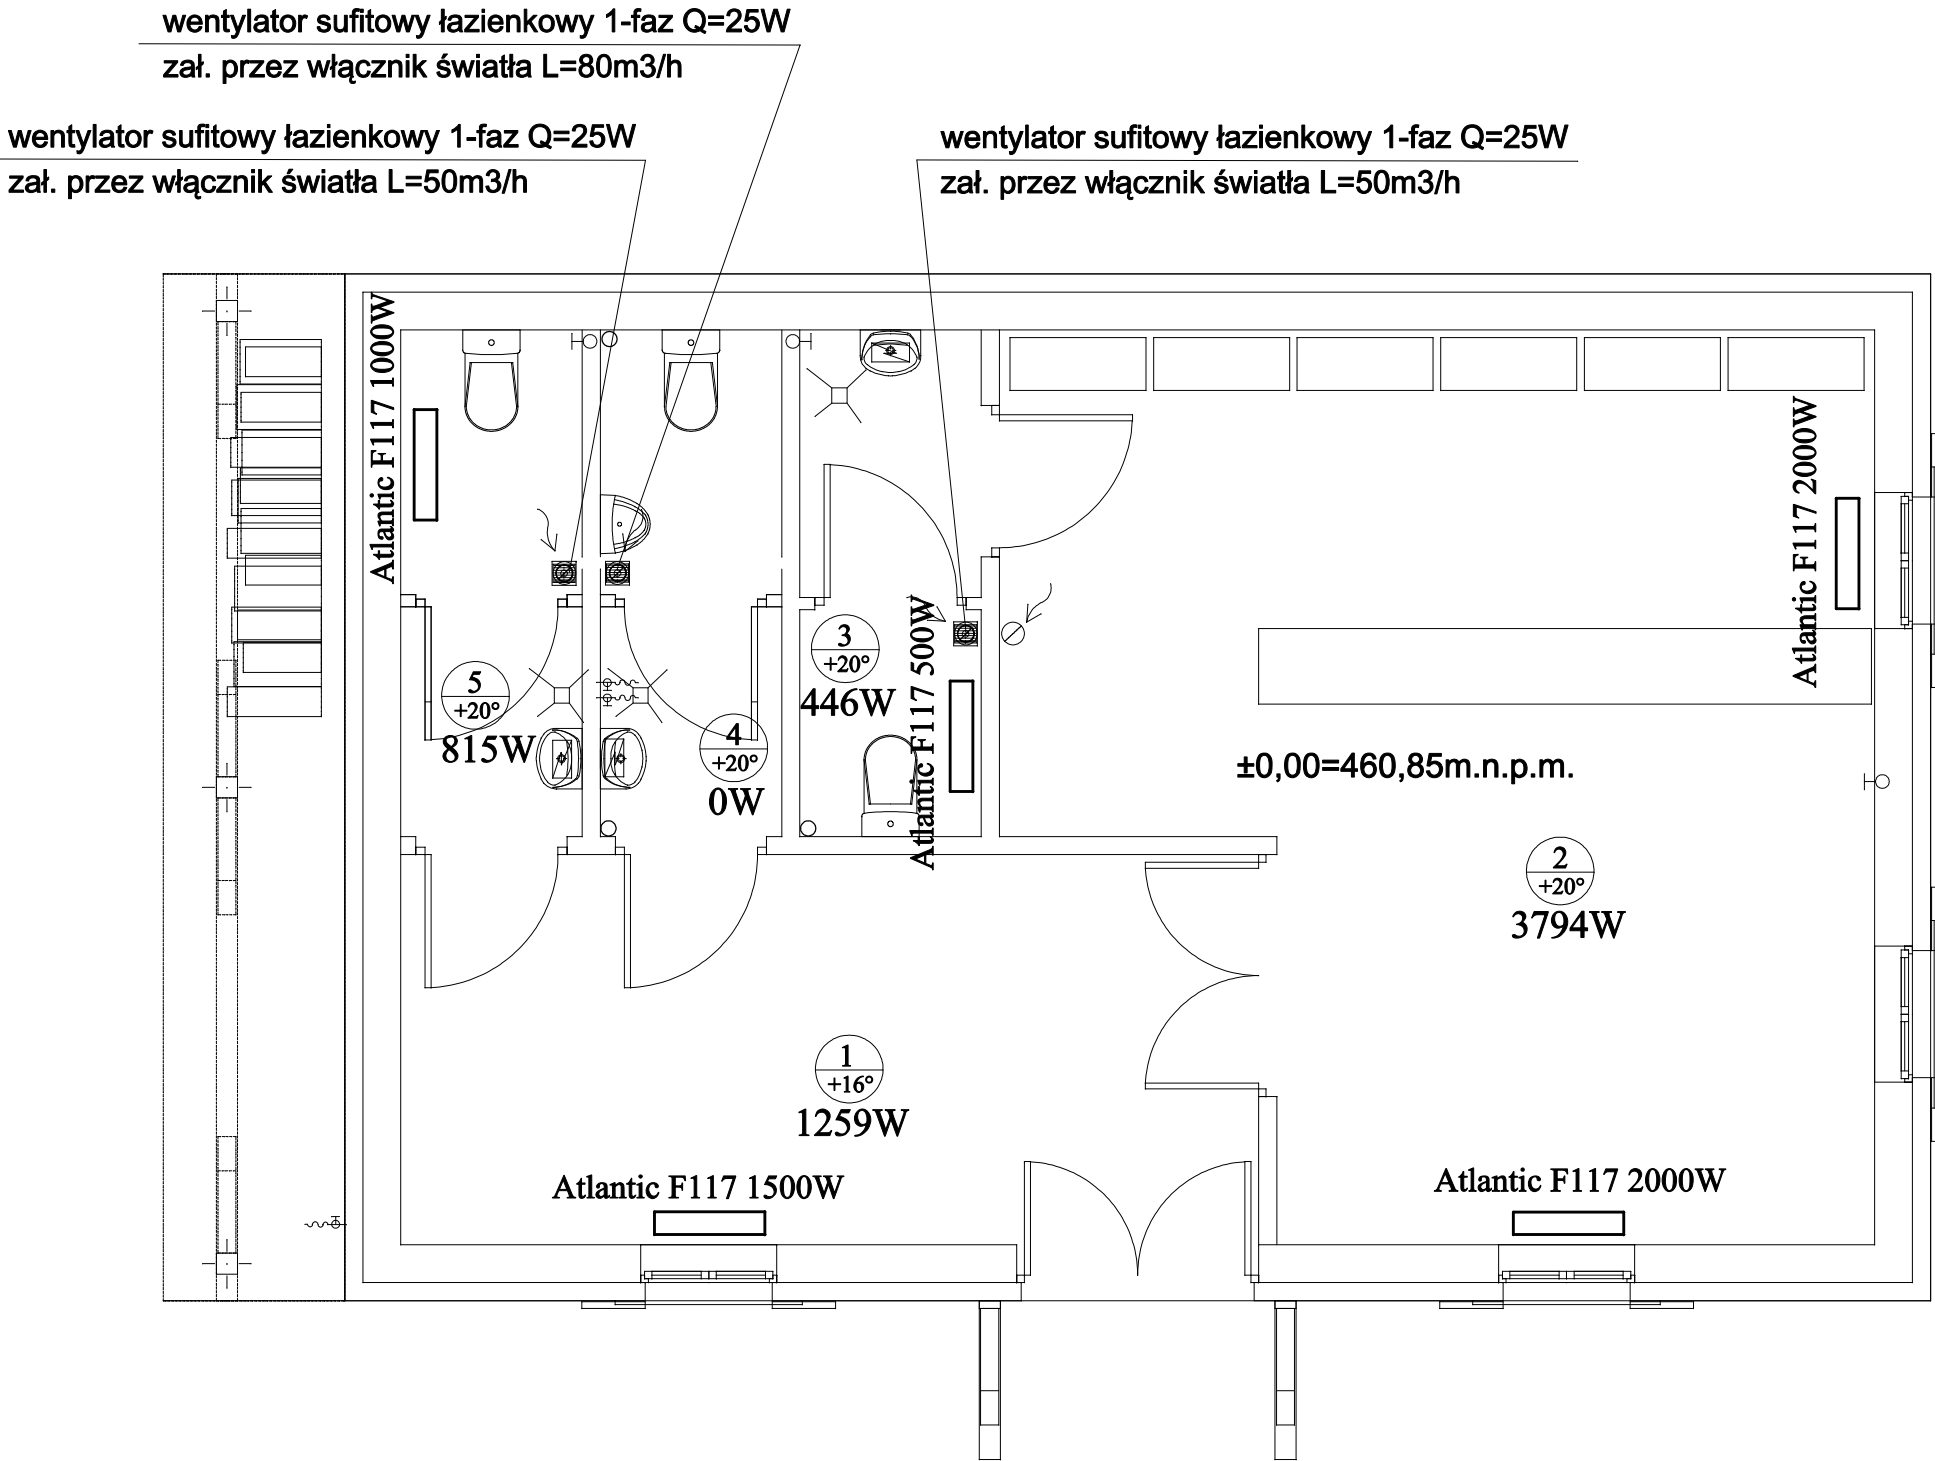


Ogrzewanie i wentylacja obory - Rzut parteru.
SKALA 1:50.



	Tytuł projektu	Remont, przebudowa i zmiana sposobu użytkowania zespołu budynków wchodzących w skład siedziska z młynem wodnym w Świeradowie-Zdroju.			Projektował	inż. Grzegorz Sułkowski		Upr. bud. nr 591/01/DUW	Podpis	
	Lokalizacja	Świeradów-Zdrój, ul. Lwówecka 5, działka nr 21 obr. I AM 6.			Asystent proj.	mgr inż. Dariusz Sikorski			Podpis	
	Inwestor	Gmina Świeradów-Zdrój			Sprawdził				Podpis	
	Tytuł rysunku	Ogrzewanie i wentylacja obory - Rzut parteru.			Skala	Nr rys.	IS-2a.	Data	04.2009.	Branta