


Instalacja wod.-kan. obory - Rzut parteru.
SKALA 1:50.

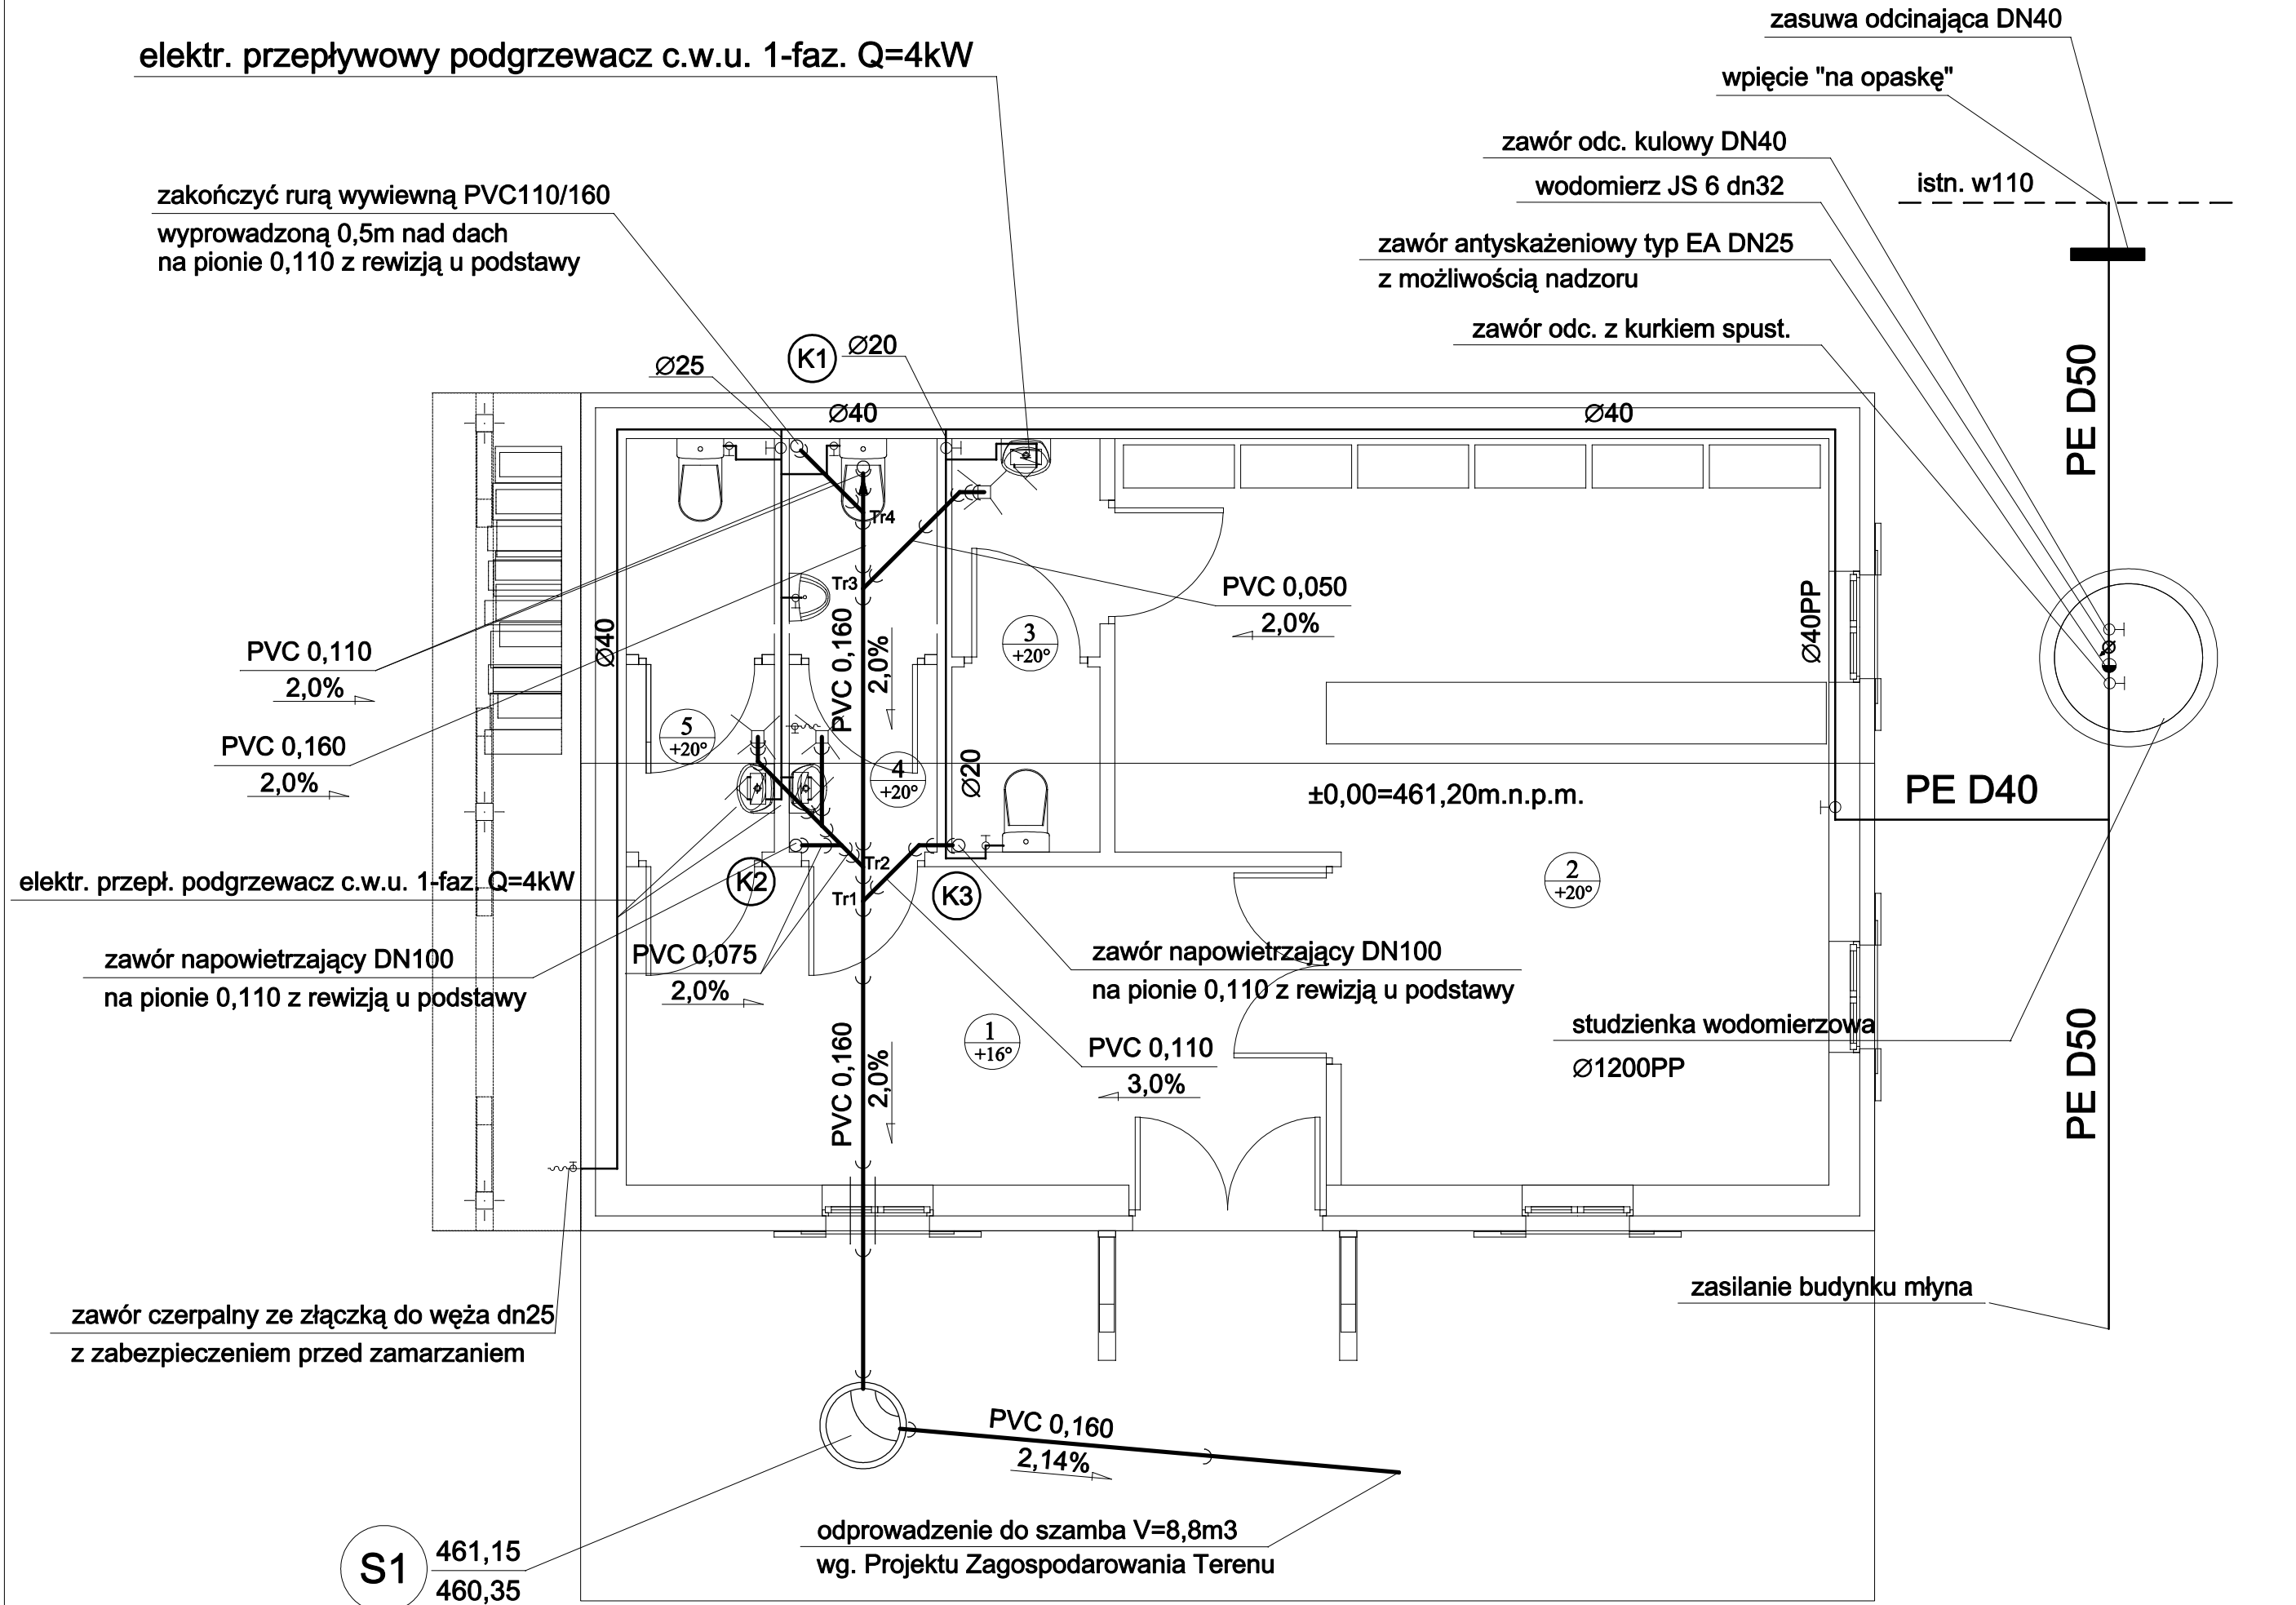

	Tytuł projektu	Remont, przebudowa i zmiana sposobu użytkowania zespołu budynków wchodzących w skład siedziby z mylnem wodnym w Świeradowie-Zdroju.	Projektował	inż. Grzegorz Sułkowski	Upr. bud. nr 591/01/DUW	Podpis
	Lokalizacja	Świeradów-Zdrój, ul. Lwówecka 5, działka nr 21 obr. I AM 6.	Asystent proj.	mgr inż. Dariusz Sikorski		Podpis
	Inwestor	Gmina Świeradów-Zdrój	Sprawdził			Podpis
	Tytuł rysunku	Instalacja wod.-kan. obory - Rzut parteru.	Skala	1:50.	Nr rys.	Branka
				IS-1a.	04.2009.	Inst. sanitarny.