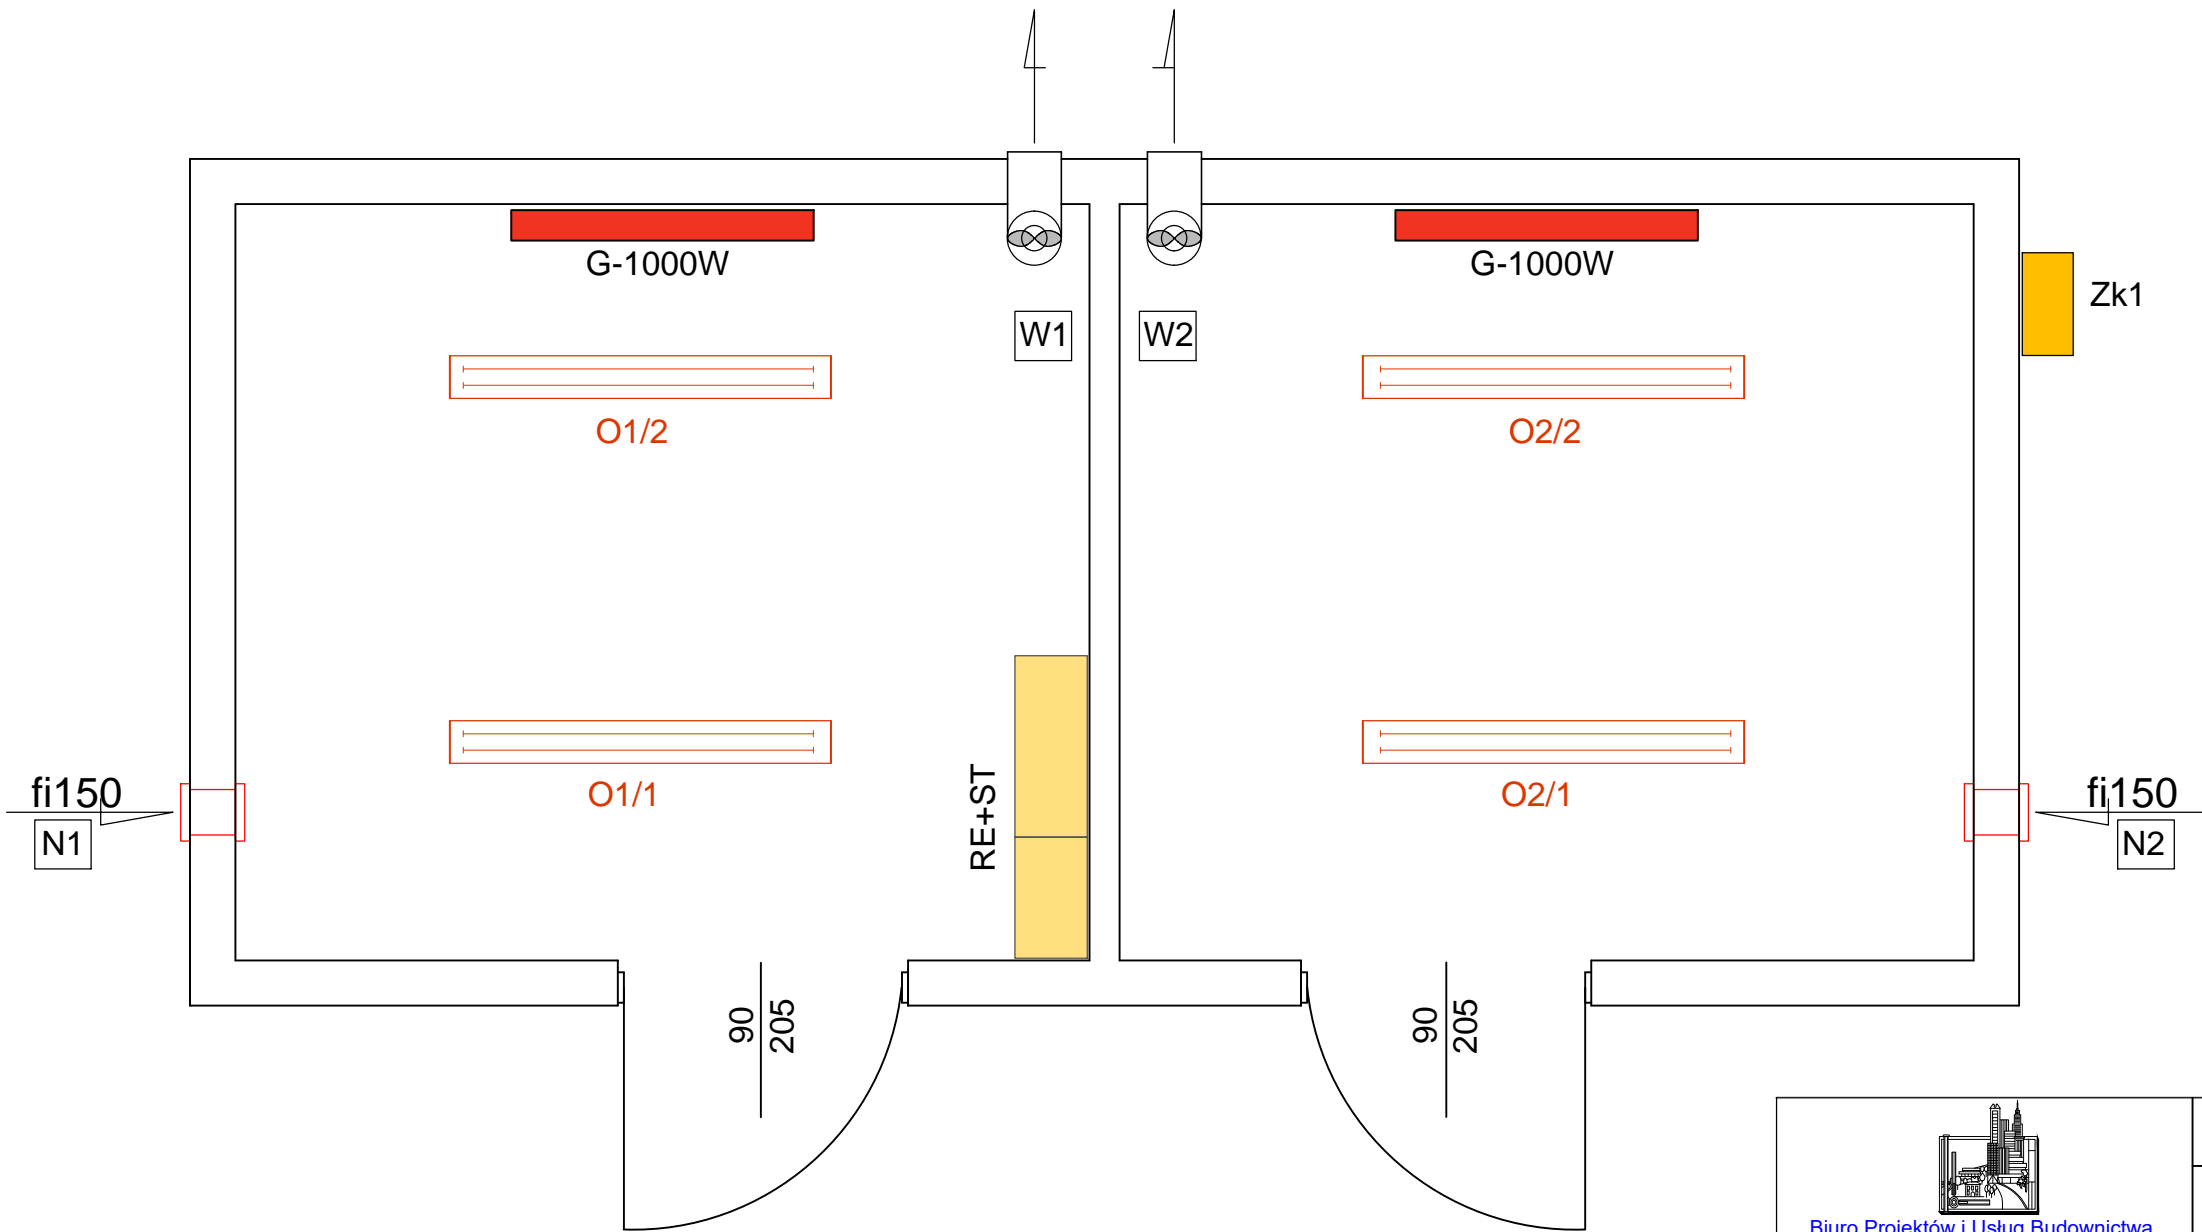

 


RZUT KONTENERA
- URZĄDZENIA ELEKTRYCZNE,
WENTYLACJA
SKALA 1:25



OZNACZENIA URZĄDZEŃ:

- Zk1 - Szafa przyłącza kablowego z zabezpieczeniem głównym
- RE+ST - Rozdzielnica elektryczna + Szafa sterująco-pomiarowa
- N1, N2 - Czerpnia ścienna fi 150mm, umieścić 200 mm nad posadzką [spód czerpni]
- W1,W2 - Wentylatory hybrydowe Dn 100 V=100 m3/h
- G - 1000W - Grzejnik elektryczny, konwektorowy, z elementem grzewczym umieszczonym w płaszczu olejowym, z termostatem; moc grzejnika 1000W
-  - Oprawa świetłówkowa, LED, hermetyczna - 40W

 Biuro Projektów i Usług Budownictwa AJD PROJEKT 59-820 LEŚNA UL.KOŚCIUSZKI 5/2A	Numeracja rysunku:	03		
	Skala rysunku:	1:25		
	Stadium dokumentacji:	PROJEKT ARCHITEKTONICZNO-BUDOWLANY		
TEMAT RYSUNKU:	RZUT KONTENERA - URZĄDZENIA ELEKTRYCZNE, WENTYLACJA			
NAZWA ZADANIA:	BUDOWA DWÓCH ZBIORNIKÓW SIECIOWYCH WODNYCH O POJEMNOŚCI V=2x100m³ WRAZ Z KONTENEREM, TECHNICZNYM, INSTALACJAMI ZEWNĘTRZNYMI WODNO-KANALIZACYJNYMI ORAZ ELEKTRYCZNYMI W RAMACH ZADANIA PN.: "ODBUDOWA UJĘCIA WODY "WRZOS" PRZY UL. GÓRSKIEJ W ŚWIERADOWIE ZDRÓJU".			
ADRES: (LOKALIZACJA):	Dz.Nr: 22/15, 22/26, 22/27, AM7, Obr.0004 Świeradów-Zdrój,			
INWESTOR: (ZAMAWIAJĄCY):	GMINA MIEJSKA ŚWIERADÓW-ZDRÓJ UL. 11 LISTOPADA 35, 59-850 ŚWIERADÓW-ZDRÓJ			
ZESPÓŁ AUTORSKI:	IMIĘ I NAZWISKO:		PODPIS:	DATA:
PROJEKTANT:	mgr inż. Jerzy Dec uprawnienia do projektowania i kierowania robotami budowlanymi bez ograniczeń w specjalności instalacyjnej w zakresie sieci, instalacji i urządzeń wodociągowych i kanalizacyjnych, ciepłych, wentylacyjnych i gazowych, upr. bud. nr 64/DOŚ/03; DOIIB DOŚ/WM/0165/01			15.12.2025 r.
SPRAWDZAJĄCY:	mgr inż. Anna Dec-Kisielewicz uprawnienia do projektowania bez ograniczeń w specjalności instalacyjnej w zakresie sieci, instalacji i urządzeń ciepłych, wentylacyjnych, gazowych, wodociągowych i kanalizacyjnych upr. bud. nr 19/12DOIIB; DOŚ/IS/0220/13			
OPRACOWAŁ :	mgr inż. Adam Szewczyk uprawnienia do projektowania i kierowania robotami budowlanymi bez ograniczeń w specjalności instalacyjnej w zakresie sieci i instalacji i urządzeń elektrycznych i elektroenergetycznych upr. bud. nr 82/DOŚ/04; DOŚ/IE/0160/01			
SPRAWDZAJĄCY :	inż. Bogdan Cybertowicz uprawnienia do projektowania bez ograniczeń w specjalności instalacyjnej w zakresie sieci, instalacji i urządzeń elektrycznych i elektroenergetycznych upr. bud. nr 168/DOŚ/04; DOŚ/IE/0166/01			

Rozwiązania zawarte w niniejszym opracowaniu stanowią własność FIRMY i mogą być stosowane, powielane oraz udostępniane osobom trzecim jedynie na podstawie pisemnego zezwolenia FIRMY z zastrzeżeniem wszelkich skutków prawnych