


MAPA SYTUACYJNO - WYSOKOŚCIOWA
do celów projektowych
skala 1: 500

GK. 6640.1165.2019

5.144.23.20.2
5.144.24.16.1

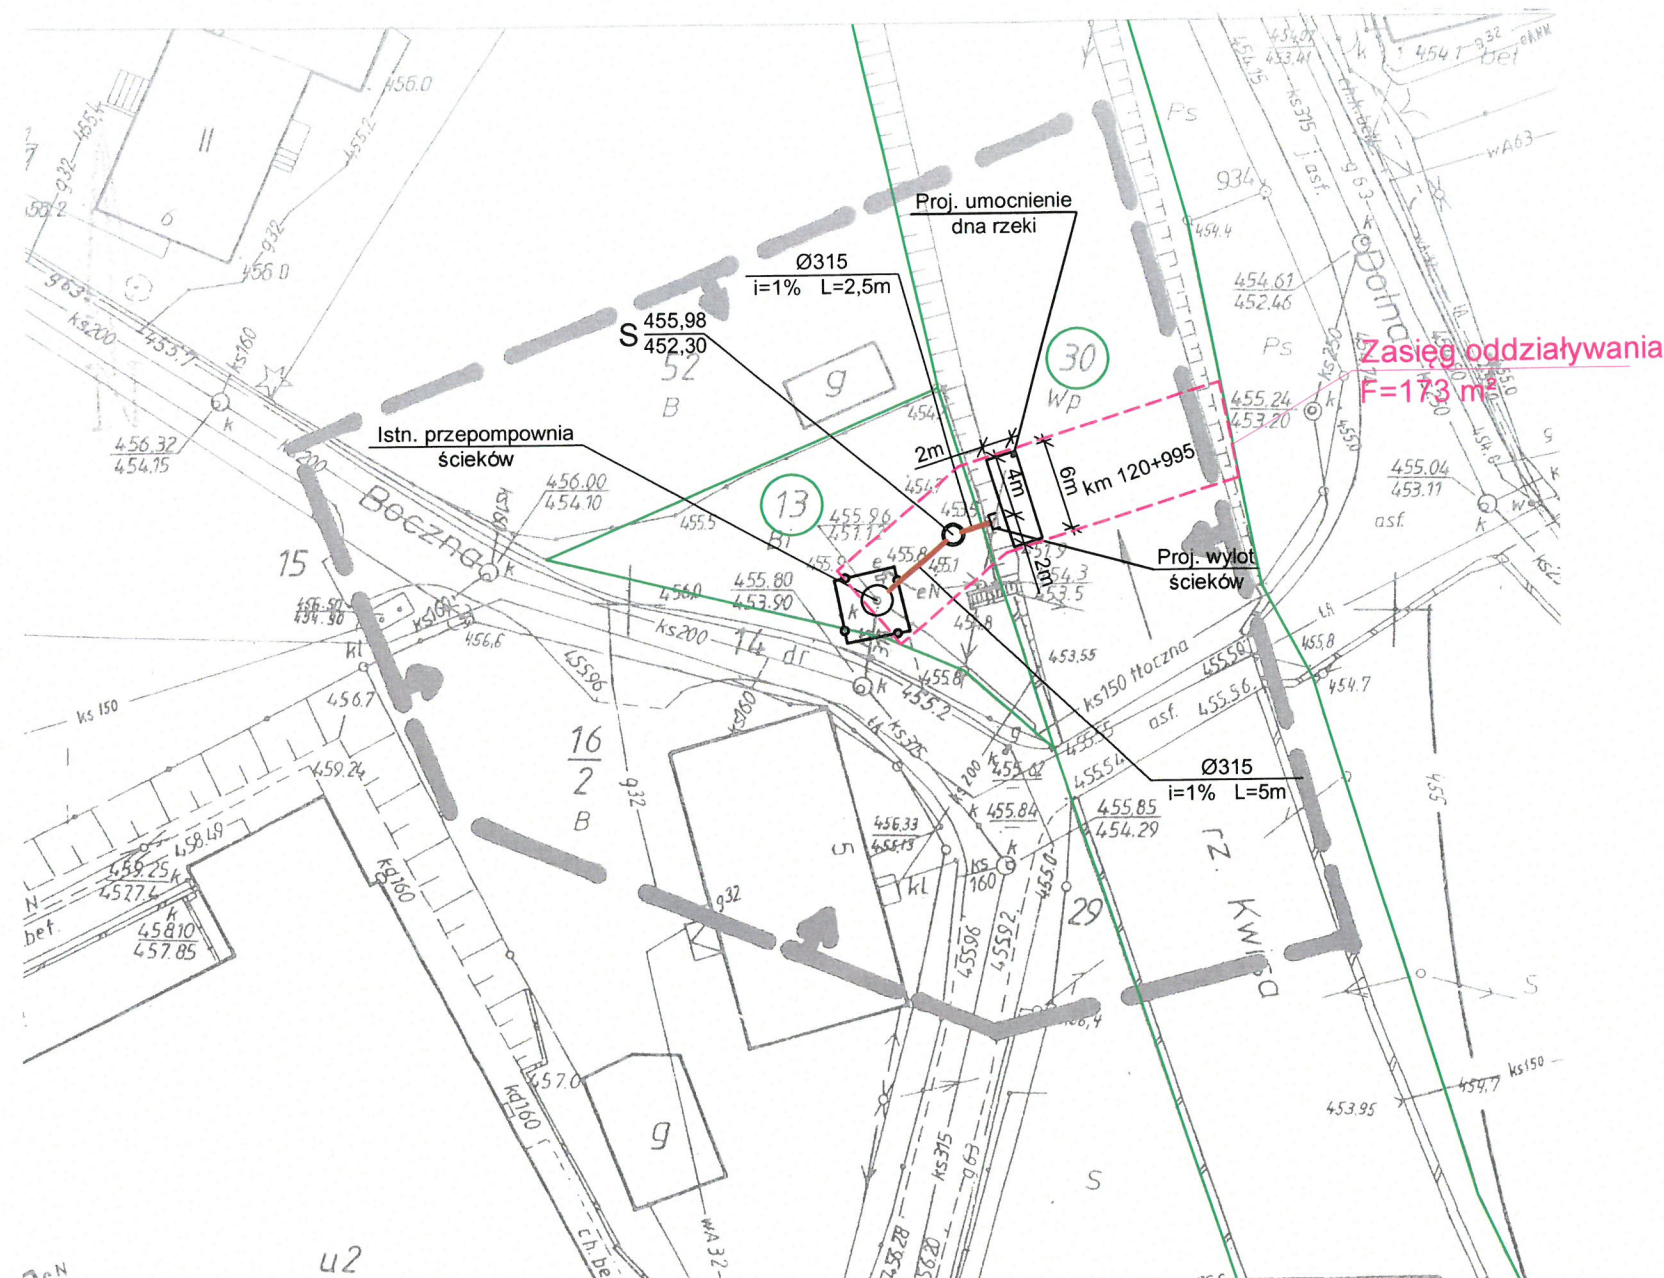

OZNACZENIA:

- Zasięg oddziaływania zamierzonego korzystania z wód i planowanego do wykonania urządzenia wodnego, powierzchnia $F = 173 \text{ m}^2$
- Granica terenu wydzielonej działki budowlanej
- Istn. ogrodzenie pompowni
- Proj. przelew burzowy
- S— Proj. studnia kaskadowa

woj. dolnośląskie
pow. lubański
jedn.ewid. 021002_1 – Świeradów-Zdrój
obr.ewid. 0005, Świeradów-Zdrój AM 3

Układ współrzędnych prostokątnych płaskich - "2000"
Układ wysokości - poziom odniesienia PL-Kron86-NH
Nie przeprowadzono badania Ksiąg Wieczystych pod względem ustalenia obciążeń służebnością gruntową.
Nie wyklucza się istnienia sieci uzbrojenia podziemnego, o których brak jest informacji w instytucjach branżowych.
Aktualizację terenu określonego grubą linią w treści nazimnej i podziemnej wykonał geodeta uprawniony Ireneusz Kaczor. Granice i numery działek określono z operatu ewidencji gruntów.
Zlec. 194/2019

27 GRU. 2019

POŚWIADCZENIE, ŻE NIEBUDOWY
DOKUMENT ZOSTAŁ OPRACOWANY
W WYNIKU PRAC GEODEZYJNYCH
I KARTOGRAFICZNYCH KŁÓCĄCYCH
PEŁNIAJĄCYCH ZAWIERAJĄCYCH
TECHNICZNY WZGLĘD DOŁĄCZONYCH
MATERIAŁÓW PAŃSTWOWYCH Z
GŁÓWNEGO I KARTOGRAFICZNEGO

STAROSTA LUBAŃSKI
Powiatowy Urząd Dokumentacji
Geodezyjnej i Kartograficznej

Inst. ewid. map. geod. P 021002_1.0
Data wstąpienia operatu techn. do ewid. map. geod. 10.01.2020
Z up. STAROSTY
Krzysztof Krocinański

ESKO - CONSULTING Sp. z o.o.
ul. Ślężna 112/38, 53-111 Wrocław

BIURO: ul. Sikorskiego 19, 65-454 Zielona Góra
tel. (68) 451-85-86, fax (68) 451-85-85
e-mail: sekretariat@esko.org.pl

ESKO
CONSULTING

Obiekt:	"Przelew burzowy przy PS w ulicy Bocznej do rzeki Kwisy"	Skala:
Adres obiektu:	Świeradów Zdrój - obręb 0005, SZ AM 3	1:500
Tytuł rysunku:	Plan urządzeń wodnych	Nr rys:
		1
Wykonawcy opracowania:	Nr uprawnień:	Data/podpis:
Projektował: mgr inż. Bożena Baczmańska	Upr. bud. nr 21/2001/GW do proj. bez ograniczeń w spec. instalacyjnej	15.06.2020
Sprawdził: mgr inż. Małgorzata Kozłowska	Upr. bud. nr LBS/0017/POOS/12 do proj. bez ograniczeń w spec. instalacyjnej	15.06.2020