


RZUT PIWNICY

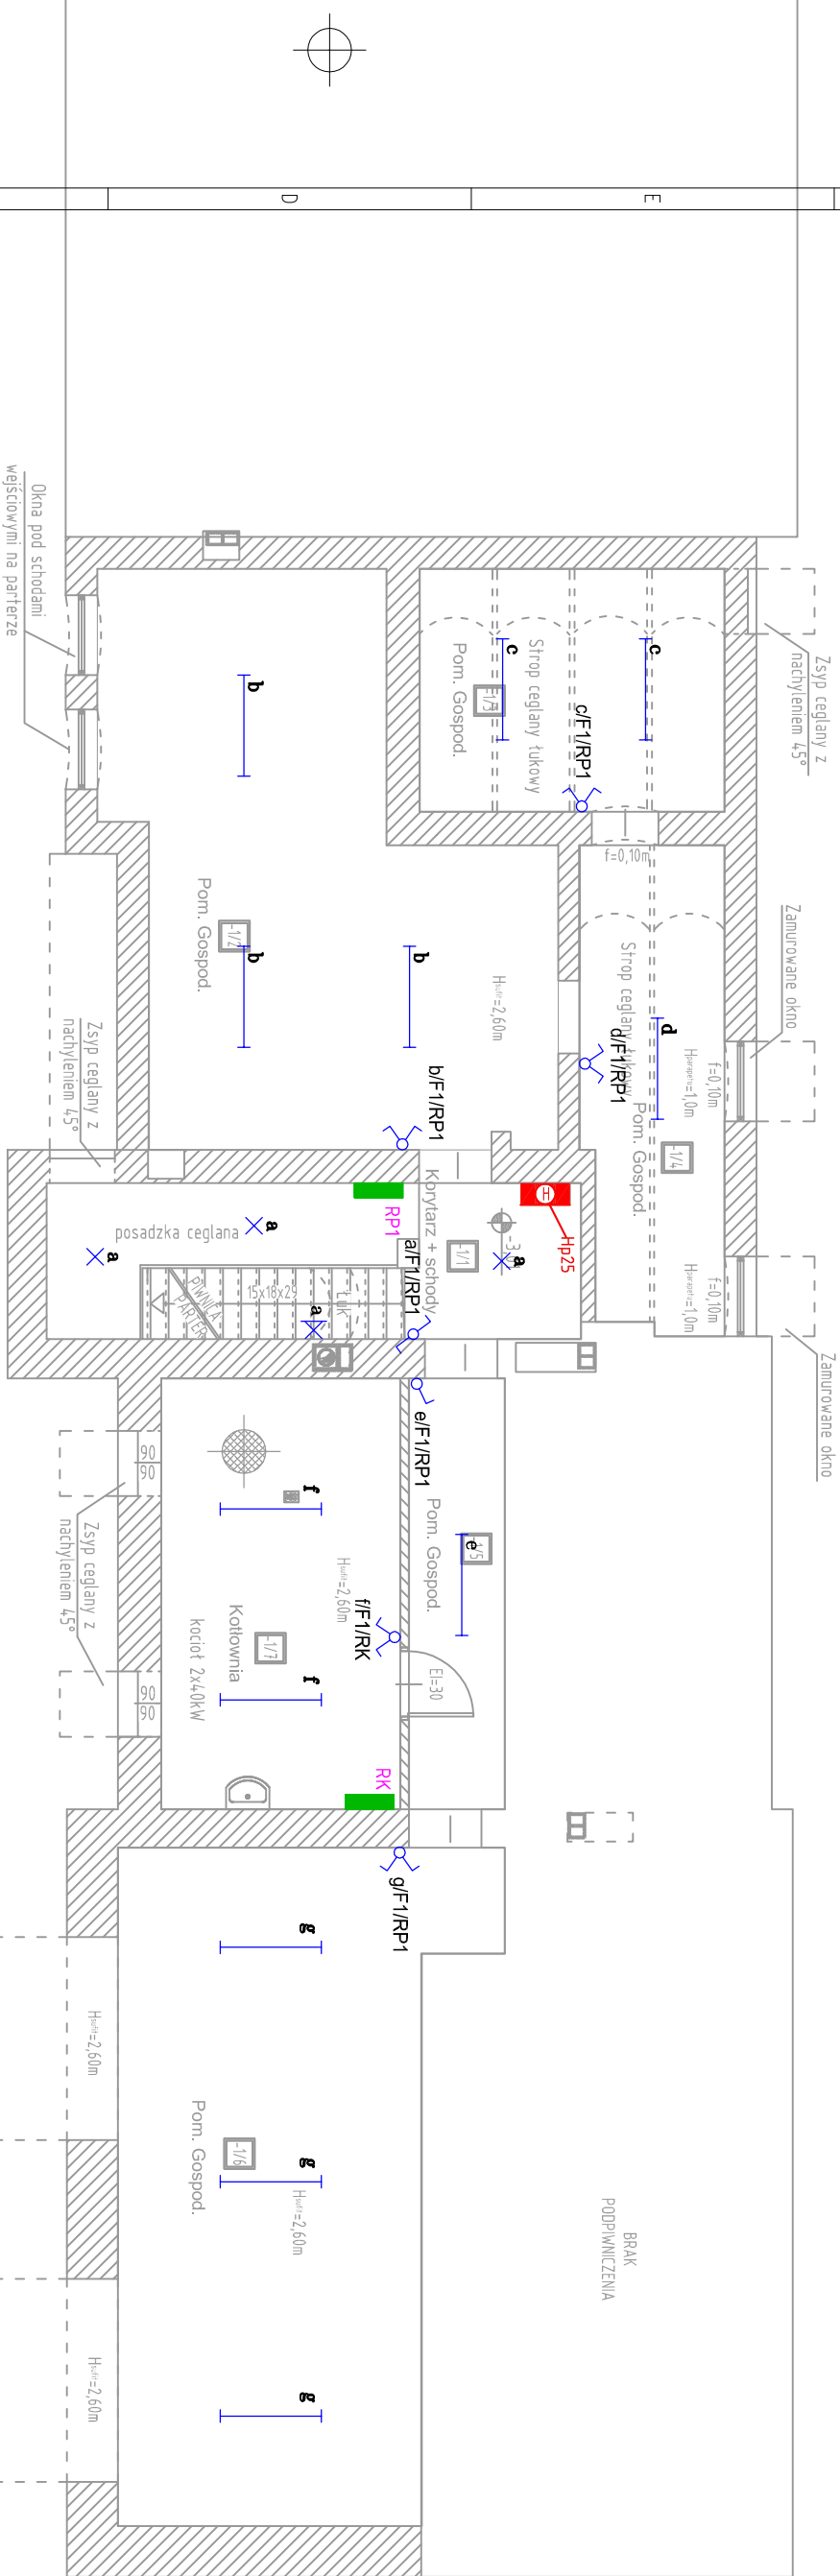

LEGENDA:

- ŁĄCZNIK SCHODOWY
- ŁĄCZNIK ŚWIECZNIKOWY
- ŁĄCZNIK JEDNOBIEGUNOWY
- PUNKT OŚWIETLENIOWY - OSTATECZNA LOKALIZACJA
- OPRAW NA PODSTAWIE OBLICZEŃ OŚWIETLENIA
- WG. PROJEKTU WYKONAWCZEGO.
- OPRAWA ŚWIETLÓWKOWA

UWAGI:

- PRZEJŚCIA PRZEWODÓW PRZEZ GRANICE STREF POŻAROWYCH NALEŻY ZABEZPIECZYĆ MATERIAŁAMI O ODPOWIEDNIEJ WYTRZYMAŁOŚCI OGNIOWEJ ATESTOWANYMI P.POŻ.
- PRZEWODY I KABELE UKŁADAĆ P/T.
- PODŁĄCZENIA WSZYSTKICH URZĄDZEŃ WYKONAĆ ZGODNIE Z DTR, ORAZ W POROZUMIENIU Z DOSTAWCAMI POSZCZEGÓLNYCH URZĄDZEŃ.
- STOSOWAĆ OSPRZĘT O IP ODPOWIEDNIM DLA POMIESZCZENIA.
- RYSUNEK ROZPATRYWAĆ ŁĄCZNIE Z RYSUNKIEM ARCHITEKTONICZNYM.
- TYPY OPRAW OŚWIETLENIOWYCH W PROJEKCE WYKONAWCZYM, DOBÓR OPRAW WYKONAĆ NA PODSTAWIE WYKONANYCH UPRIEDZONIO OBLICZEŃ NAŁIŻENIA OŚWIETLENIA, STOSUJĄC SIĘ DO WYMOGÓW NORMOWYCH.

Zestawienie pomieszczeń – BUDYNEK DWORCA			
PIWNICA			
Nr	Nazwa	Pow. netto	Podłoga
-1/1	Korytarz + schody	15,72	Płytki ceramiczne
-1/2	Pom. Gospod.	38,59	Płytki ceramiczne
-1/3	Pom. Gospod.	14,07	Płytki ceramiczne
-1/4	Pom. Gospod.	12,81	Płytki ceramiczne
-1/5	Pom. Gospod.	7,84	Płytki ceramiczne
-1/6	Pom. Gospod.	40,84	Płytki ceramiczne
-1/7	Kotłownia	19,54	Płytki ceramiczne
łącznie		149,41	

CAD projekt

Robert Wierchoński

INWESTOR:

Urząd Miasta  
ul. 11 Listopada 35  
59-850 Świeradów Zdrój

PROJEKTANT:

mgr inż. Łukasz Burzała  
upr. nr 146/057/13, 005/E/0287/13  
mgr inż. Krzysztof Zawadzki  
upr. nr 119/057/13, 005/E/0287/13

TYTUŁ RYSUNKU:

Instalacje oświetleniowe - piwnica

SKALA:

1:100

OBJEKT/ADRES:

Adaptacja budynku byłego dworca kolejowego wraz z otoczeniem  
na centrum muzealno-kulturalne w Świeradowie-Zdroju  
dz. nr k.1, 31 A/13, obr. 0005 Świeradów Zdrój

PROJEKT:

mgr inż. Łukasz Burzała  
upr. nr 146/057/13, 005/E/0287/13  
mgr inż. Krzysztof Zawadzki  
upr. nr 119/057/13, 005/E/0287/13

PODPIS:

NR RYSUNKU:

5/E

ul. Montuszy 10A  
59-800 Lubań  
tel. 71 55 25

DATA:

02.2016